


平成27年 4月27日 公告

「都島小学校空調機設置機械設備工事」

設計図面の一部に表記誤りがありました。再度ご確認ください。

修正図面番号

図面番号	図面名称
37	4階平面図

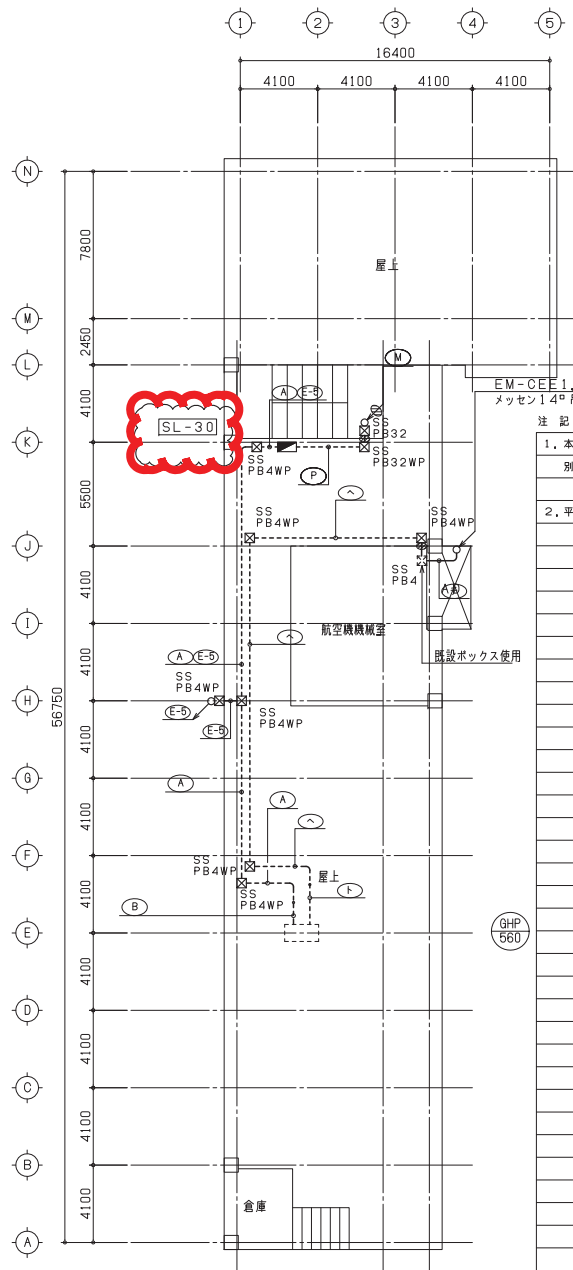

注記


1. 本図は標準的な系統を示すもので、配管配線サイズ及び施工方法は、別紙平面図並びに施工要領図参照のこと。
2. 平面図において特記なき配管配線サイズは下記による。

(A)	EM-CE5, 5'-20 ELB1, 6	(C25)
(A-1)	EM-CE5, 5'-20	(C25)
(B)	EM-CE5, 5'-20 ELB1, 6	(F2 24)
(C)	EM-CE5, 5'-20 ELB1, 6	(VE22)
(D)	EM-CE5, 5'-20 ED1, 6	(C25)
(E)	EM-CE5, 5'-20 ED1, 6	(E25)
(F)	EM-CE5, 5'-20 ED1, 6	(F2 24)
(G)	EM-CE5, 5'-20 ED1, 6	300*1
(H)	EM-CE5, 5'-20 ED1, 6 ELB1, 6	(C25)
(I)	EM-CE5, 5'-20 ED1, 6 ELB1, 6	(E25)
(J)	EM-CE5, 5'-20 ED1, 6 ELB1, 6	(F2 24)
(K)	EM-CE5, 5'-20 ED1, 6 ELB1, 6	300*1
(L)	EM-CE8'-20 ED2, 0	(C31)
(M)	EM-CE8'-20 ED2, 0	(E31)
(N)	EM-CE8'-20 ED2, 0	(F2 30)
(O)	EM-CE8'-20 ED2, 0	300*1
(P)	EM-CE8'-20 ELCB2, 0	(C31)
(Q)	EM-CE8'-20 ELCB2, 0	(E31)
(R)	EM-CE8'-20 ELCB2, 0	(VE28)
(S)	EM-CE8'-20 ELCB2, 0	300*1
(T)	EM-CE8'-20 ED2, 0 ELB2, 0	(C31)
(U)	EM-CE8'-20 ED2, 0 ELB2, 0	(E31)
(V)	EM-CE8'-20 ED2, 0 ELB2, 0	(F2 30)
(W)	EM-CE8'-20 ED2, 0 ELB2, 0	300*1
(X)	EM-CE8'-20 ED2, 0 ELB2, 0	300*1

(Y)	EM-CEE1.25'-20	(C19)
(Z)	EM-CEE1.25'-20	(F2 17)
(AA)	EM-CEE1.25'-20	(E19)
(AB)	EM-CEE1.25'-20	300*1
(AC)	EM-CEE1.25'-20	(NMA)
(AD)	EM-CEE1.25'-20x2	(C31)
(AE)	EM-CEE1.25'-20x2	(F2 30)
(AF)	EM-CEE1.25'-20x2	(E31)
(AG)	EM-CEE1.25'-20x2	300*1
(AH)	EM-CEE1.25'-20x2	(NMB)

(E1)	EM-IE1, 6x1	(C19)	ELB
(E2)	EM-IE1, 6x1	(E19)	ELB
(E3)	EM-IE1, 6x1	(VE16)	ELB
(E4)	EM-IE1, 6x1	(F2 17)	ELB
(E5)	EM-IE2, 0x1	(C19)	ELB
(E6)	EM-IE2, 0x1	(E19)	ELB
(E7)	EM-IE2, 0x1	(VE16)	ELB
(E8)	EM-IE2, 0x1	(F2 17)	ELB

3. 特記なき配管配線サイズ及び改修の記号は別紙施工要領図参照のこと。
4. 照明器具・感知器は撤去品移設を示す。
5. [] は新設空調室内機を示す。
6. 移設する機器は、洗剤等を用いて清掃すること。
7. ▲印は機器撤去後のカバープレート取付を示す。

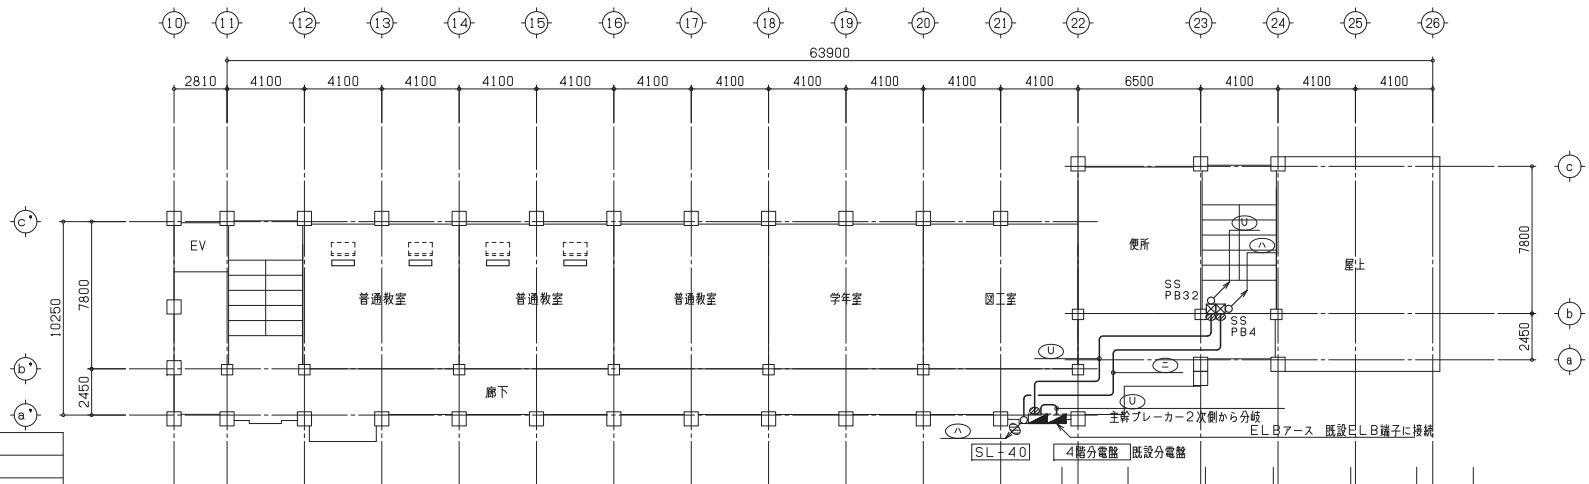

普通教室		数量	普通教室		数量
照明器具移設	(A)	2	照明器具移設	(A)	2
換気扇用電源			換気扇用電源		
換気扇用SW			換気扇用SW		
壁付扇風機移設			壁付扇風機移設		
感知器移設			感知器移設		

4階 平面図 S=1:200

工事名称	都島小学校空調機設置機械設備工事		平成 26 年度
図面名称	4階平面図	図面サイズ: A1	
縮尺	1:200	図面通し番号	No. 37 (39枚の内)
大阪都市整備局 公共建築部企画設計課(設備グループ)		設計事務所	株式会社 日本設備総合研究所

注: 本工事に含む(機械設備包含工事)