


令和2年6月26日 公告

森ノ宮ピロティホール直流電源設備改修工事

設計図書の一部に表記誤りがありました。下記正誤表をご確認下さい。

正誤表

訂正箇所	誤	正
図面No. 7 マシンハッチ表記について修正	既設マシンハッチ箇所の不明確な表記	既設マシンハッチ箇所の明確な表記

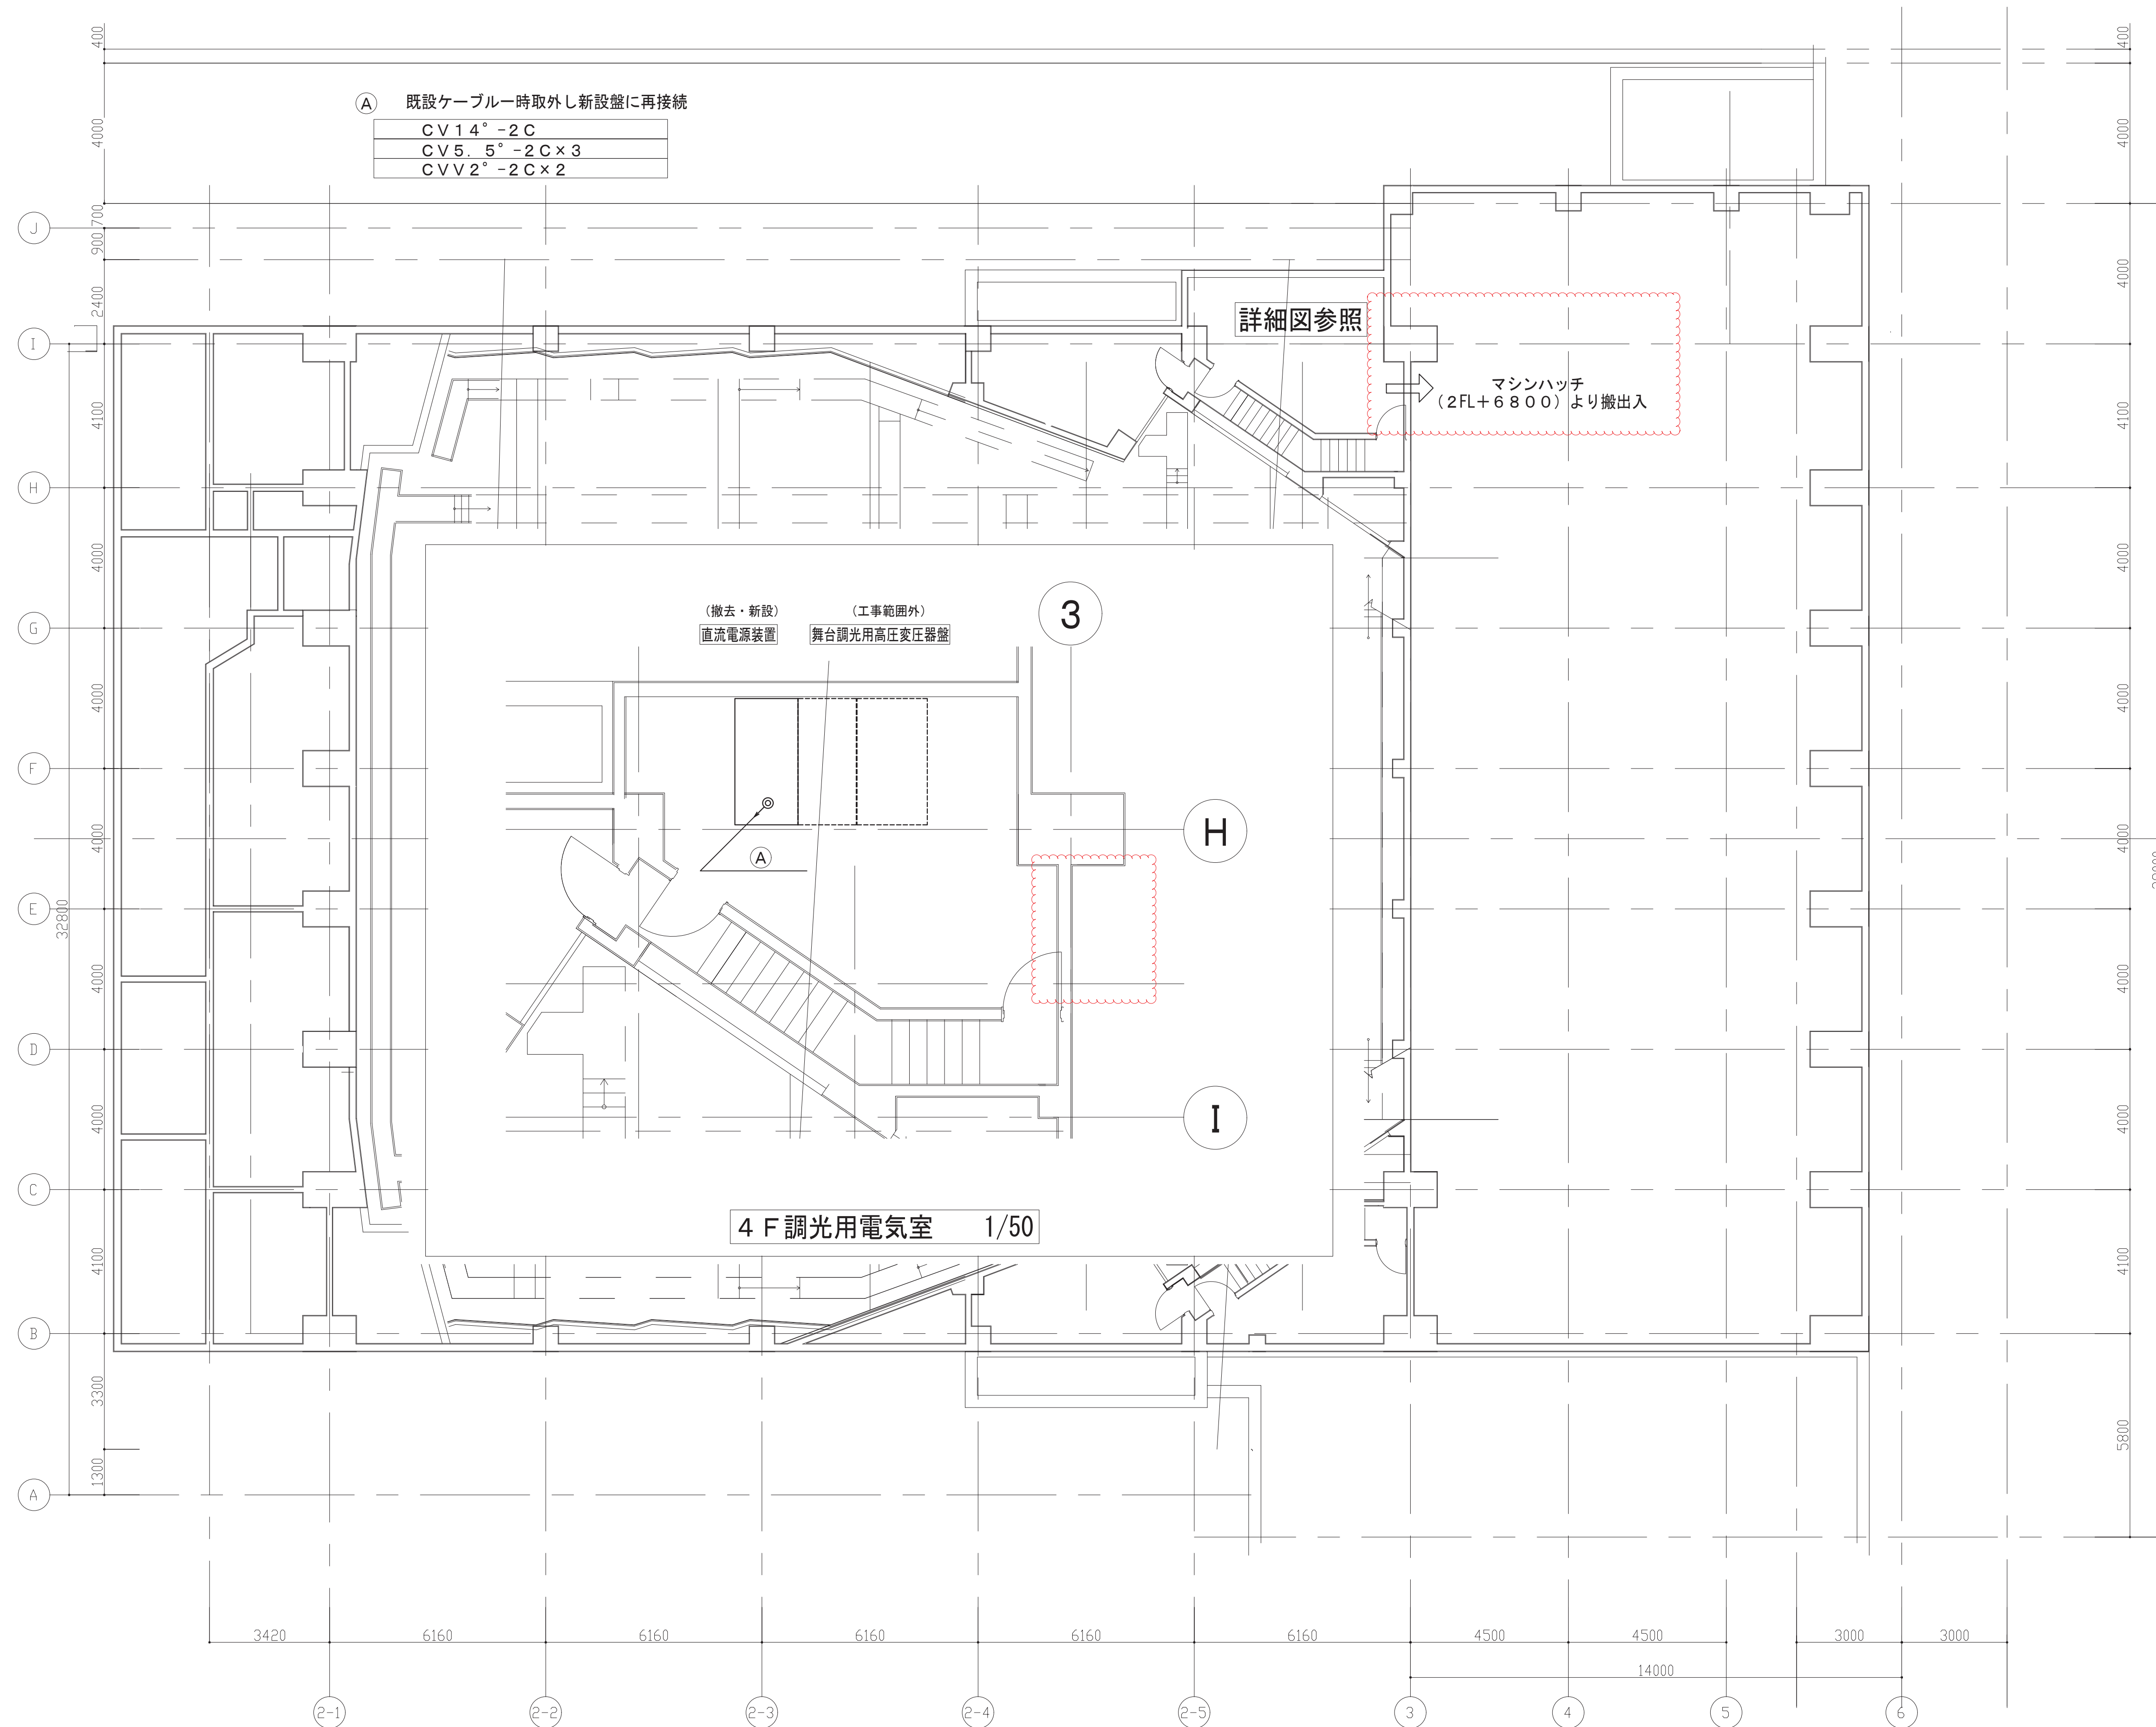

① 既設ケーブル時取外し新設盤に再接続

CV14°-2C
CV5.5°-2C×3
CVV2°-2C×2


詳細図参照


マシンハッチ
(2FL+6800)より搬出入

(撤去・新設) 直流電源装置
(工事範囲外) 舞台調光用高圧変圧器盤

4 F 調光用電気室 1/50

工事名称	森ノ宮ビロティホール直流電源設備改修工事	令和 元 年度
図面名称	直流電源設備 4階平面図	図面サイズ: A1
縮尺	1/100	図面番号 No. 7 (7枚の内)
大阪市都市整備局 企画部施設整備課		設計事務所 (株)安井建築設計事務所

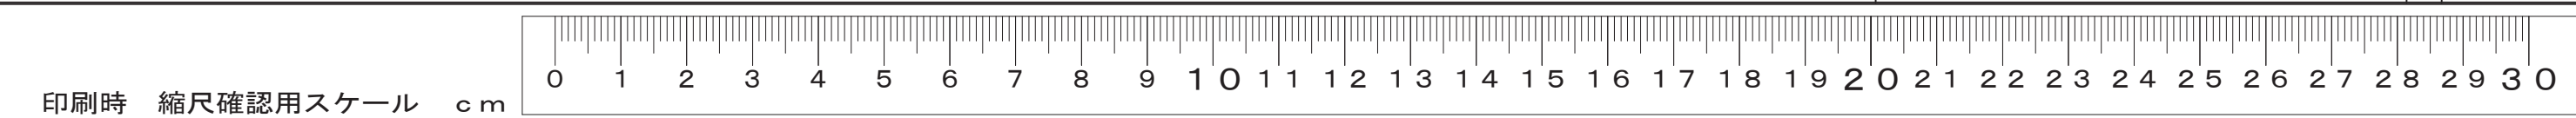

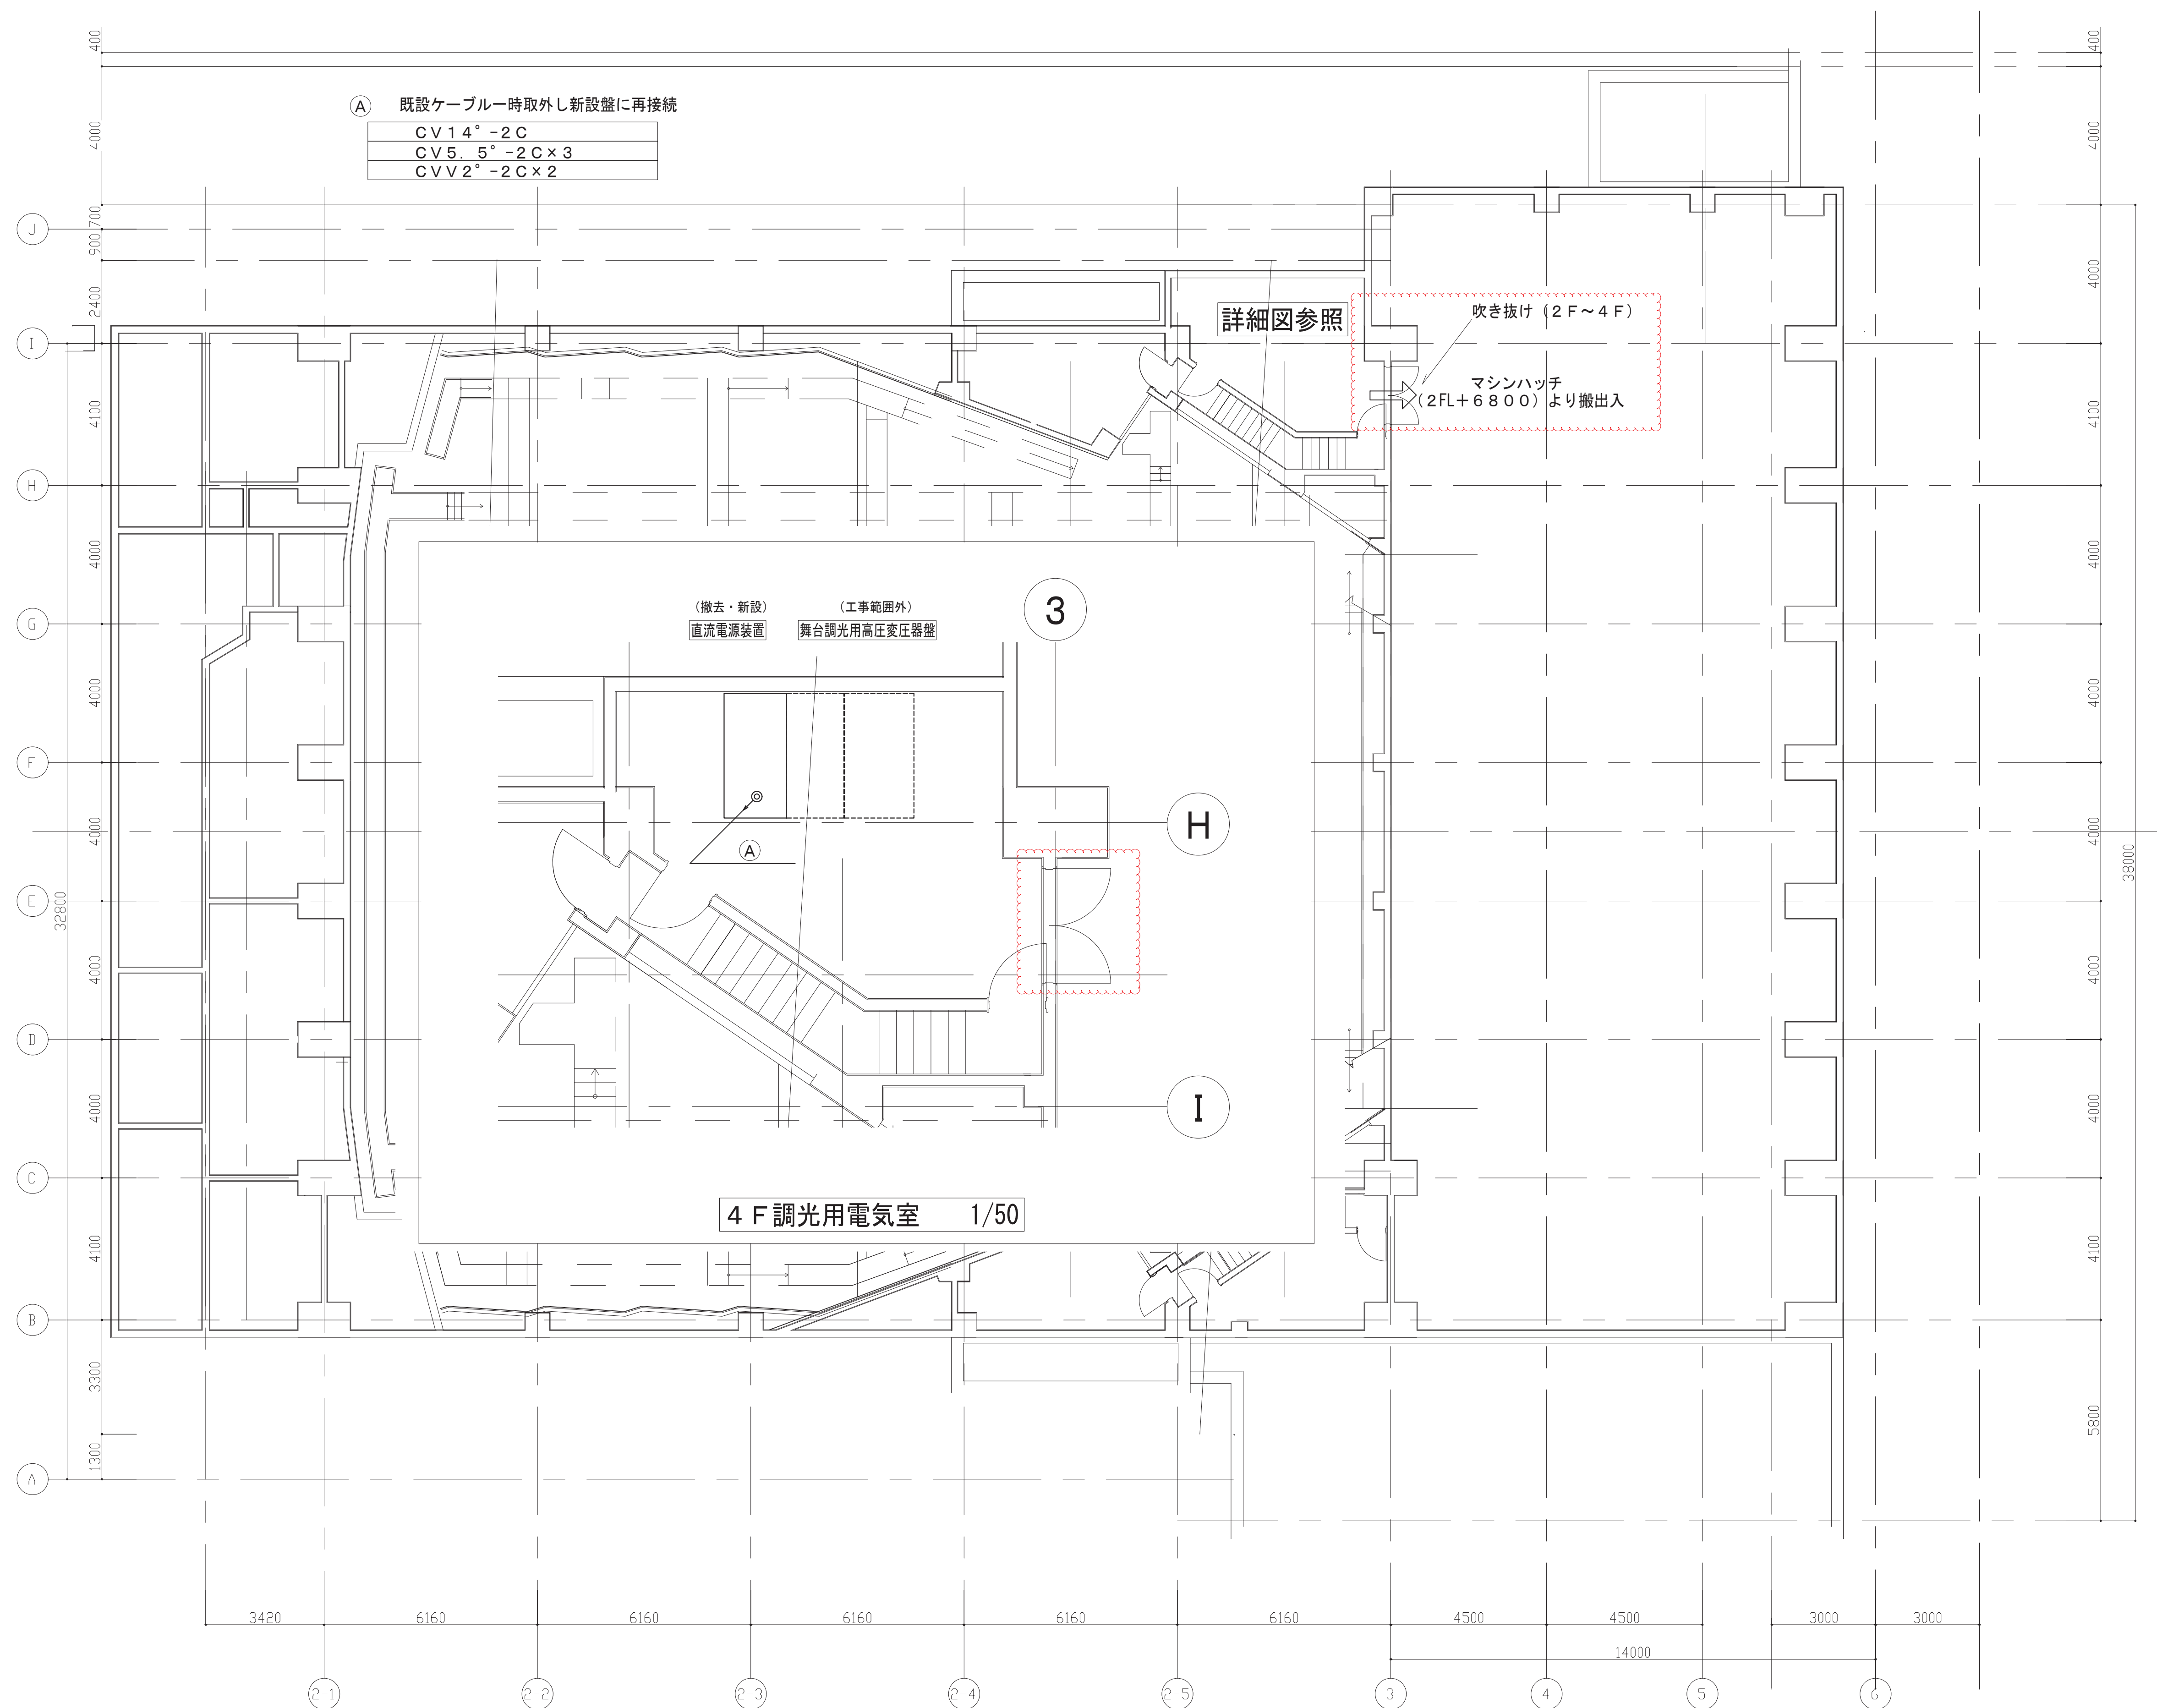

(A) 既設ケーブル時取外し新設盤に再接続

CV 14° - 2C
CV 5.5° - 2C x 3
CV V 2° - 2C x 2

(撤去・新設) 直流電源装置
 (工事範囲外) 舞台調光用高圧変圧器盤

4 F 調光用電気室 1/50

工事名称	森ノ宮ビロティホール直流電源設備改修工事		令和 元 年度
図面名称	直流電源設備 4階平面図		図面サイズ: A 1
縮尺	1/100	図面番号 No. 7	(7枚の内)
大阪市都市整備局 企画部施設整備課		(株)安井建築設計事務所	