


令和5年6月9日公告

心和中学校（もと日東小学校）改修整備機械設備工事

○設計図書の一部に重複がありました。再度ご確認ください。

修正箇所	図面No.120 校舎棟 系統図（現況・撤去）（ガス設備）
誤	図面No.120 が重複している。
正	NO.120の2枚の内、後についている図面は削除し、前についている図面を正とする。

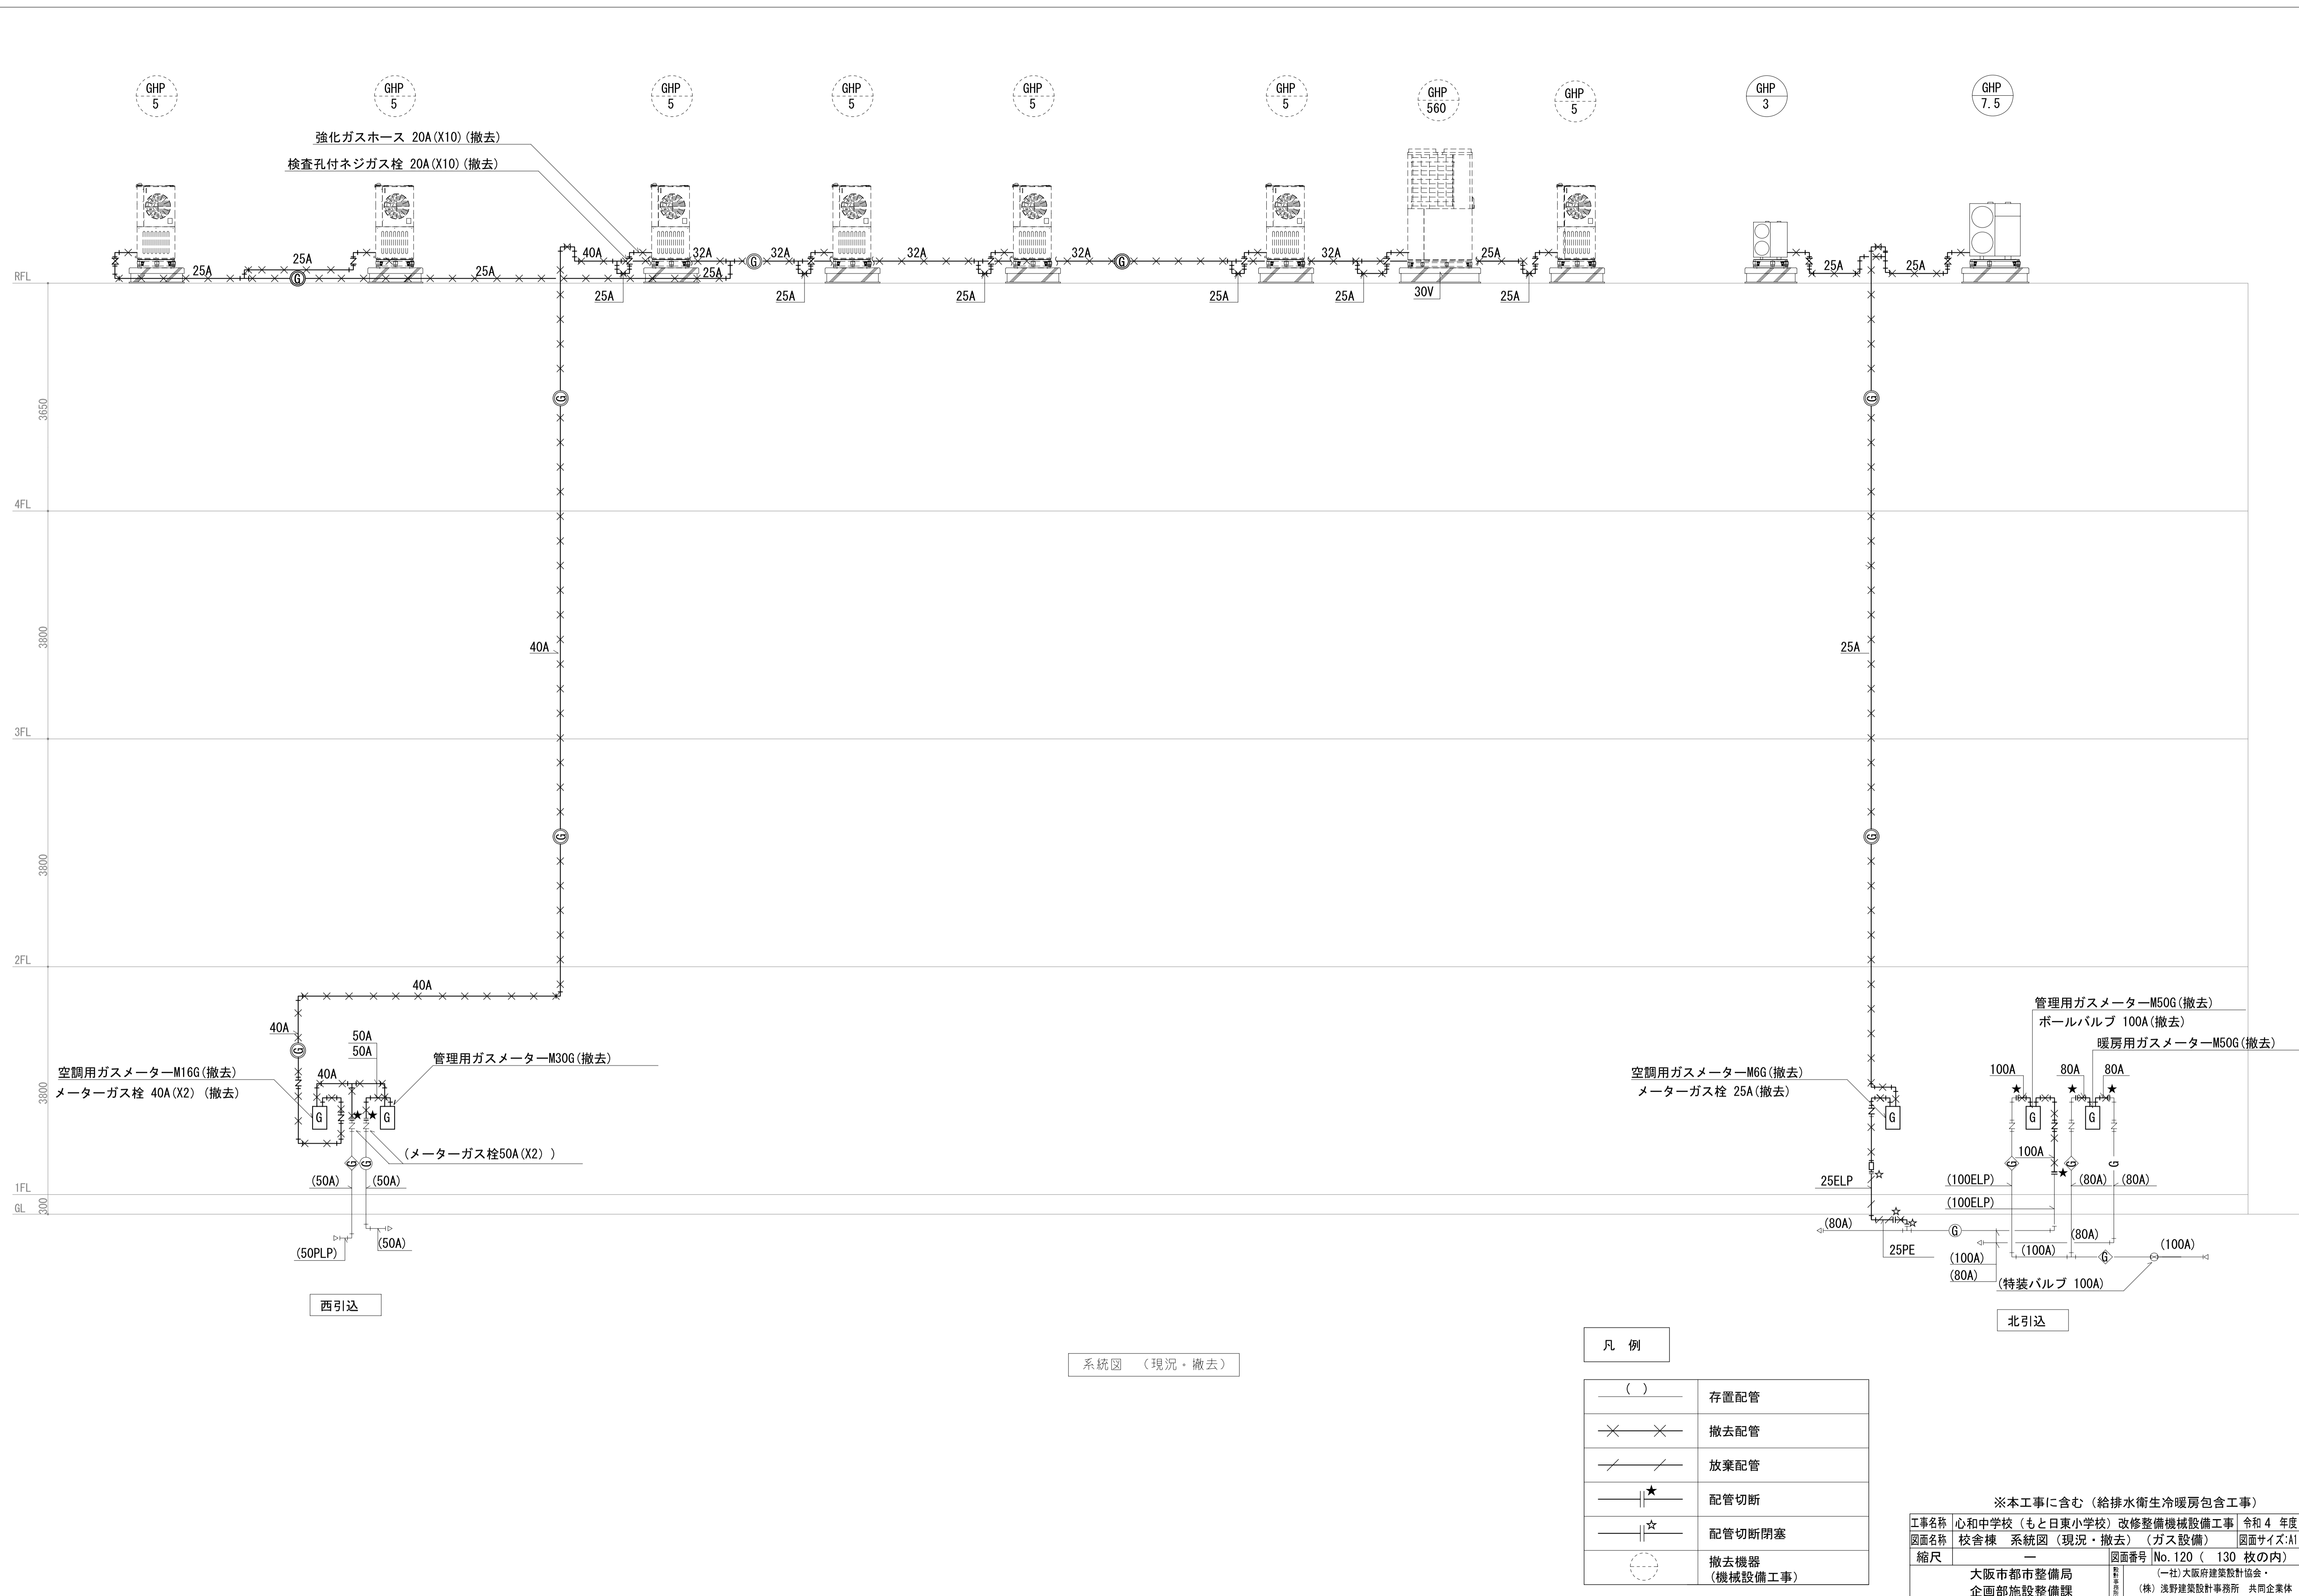

系統図 (現況・撤去)

凡例

()	存置配管
×	撤去配管
—/—	放棄配管
—★	配管切断
—☆	配管切断閉塞
○	撤去機器 (機械設備工事)

※本工程を含む (給排水衛生冷暖房包含工事)

工事名称	心中中学校 (もと日東小学校) 改修整備機械設備工事	令和4年度
図面名称	校舎棟 系統図 (現況・撤去) (ガス設備)	図面サイズ:A1
縮尺	—	図面番号 No.120 (130 枚の内)
大阪府都市整備局 企画部施設整備課	(一社) 大阪府建築設計協会 (株) 浅野建築設計事務所 共同企業体	