


令和3年7月12日 公告

大阪市立住まい情報センター天井改修その他機械設備工事  
設計図書の一部に表記誤りがありました。下記正誤表をご確認下さい。

正誤表


訂正箇所	誤	正
図面No. 12 天井改修 空調設備 P1階平面図(ダクト)(撤去)の一部訂正	図1 (誤) 参照	図1 (正) 参照
図面No. 13 天井改修 空調設備 P1階平面図(ダクト)(改修)の一部訂正	図2 (誤) 参照	図2 (正) 参照

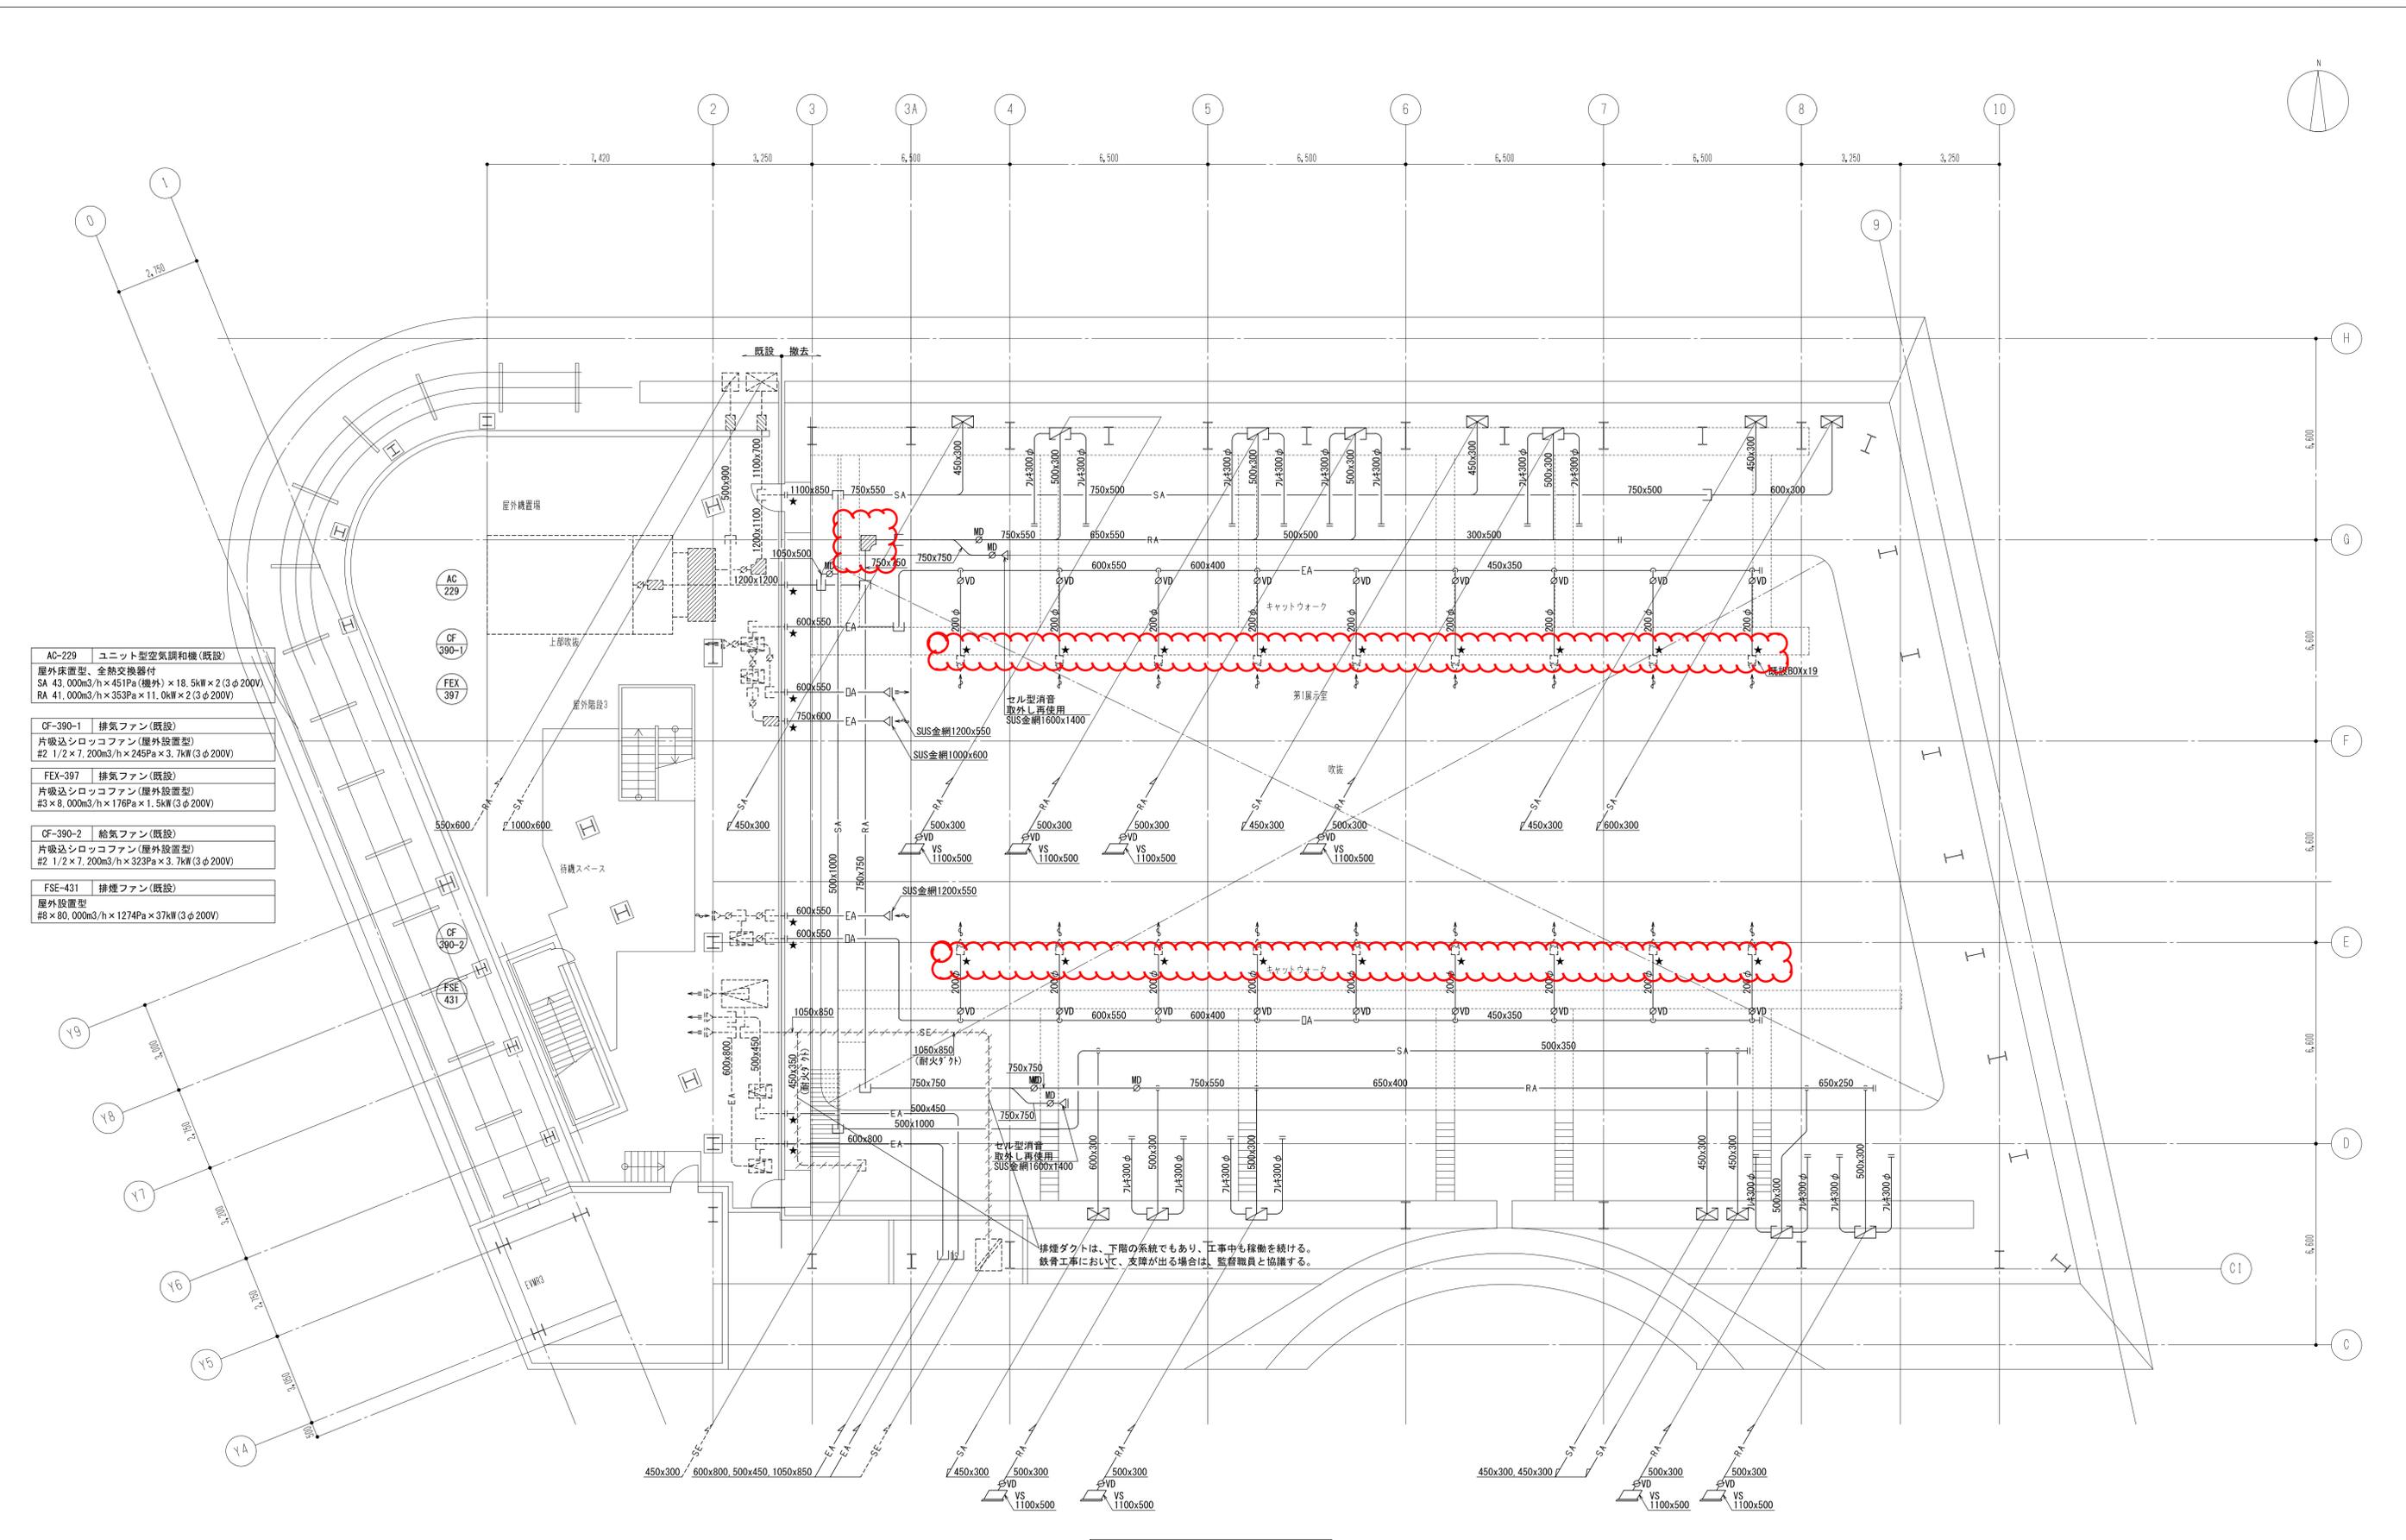

P1 階 平面図 S=1/100

- 【注記】
- 1) ----- : 既設機器・器具及びダクトを示す。
  - 2) ----- : 撤去機器・器具及びダクトを示す。
  - 3) ★ : 既設ダクト切断箇所を示す。


工事名称	大阪市立住まい情報センター天井改修その他機械設備工事	令和3年度
図面名称	天井改修 空調設備 P1階平面図(ダクト)(撤去)	図面サイズ: A1
縮尺	1:100	図面番号 No. 12 (43枚の内)
大阪市都市整備局 企画部公共建築課(設備グループ)		株式会社 東畑建築事務所

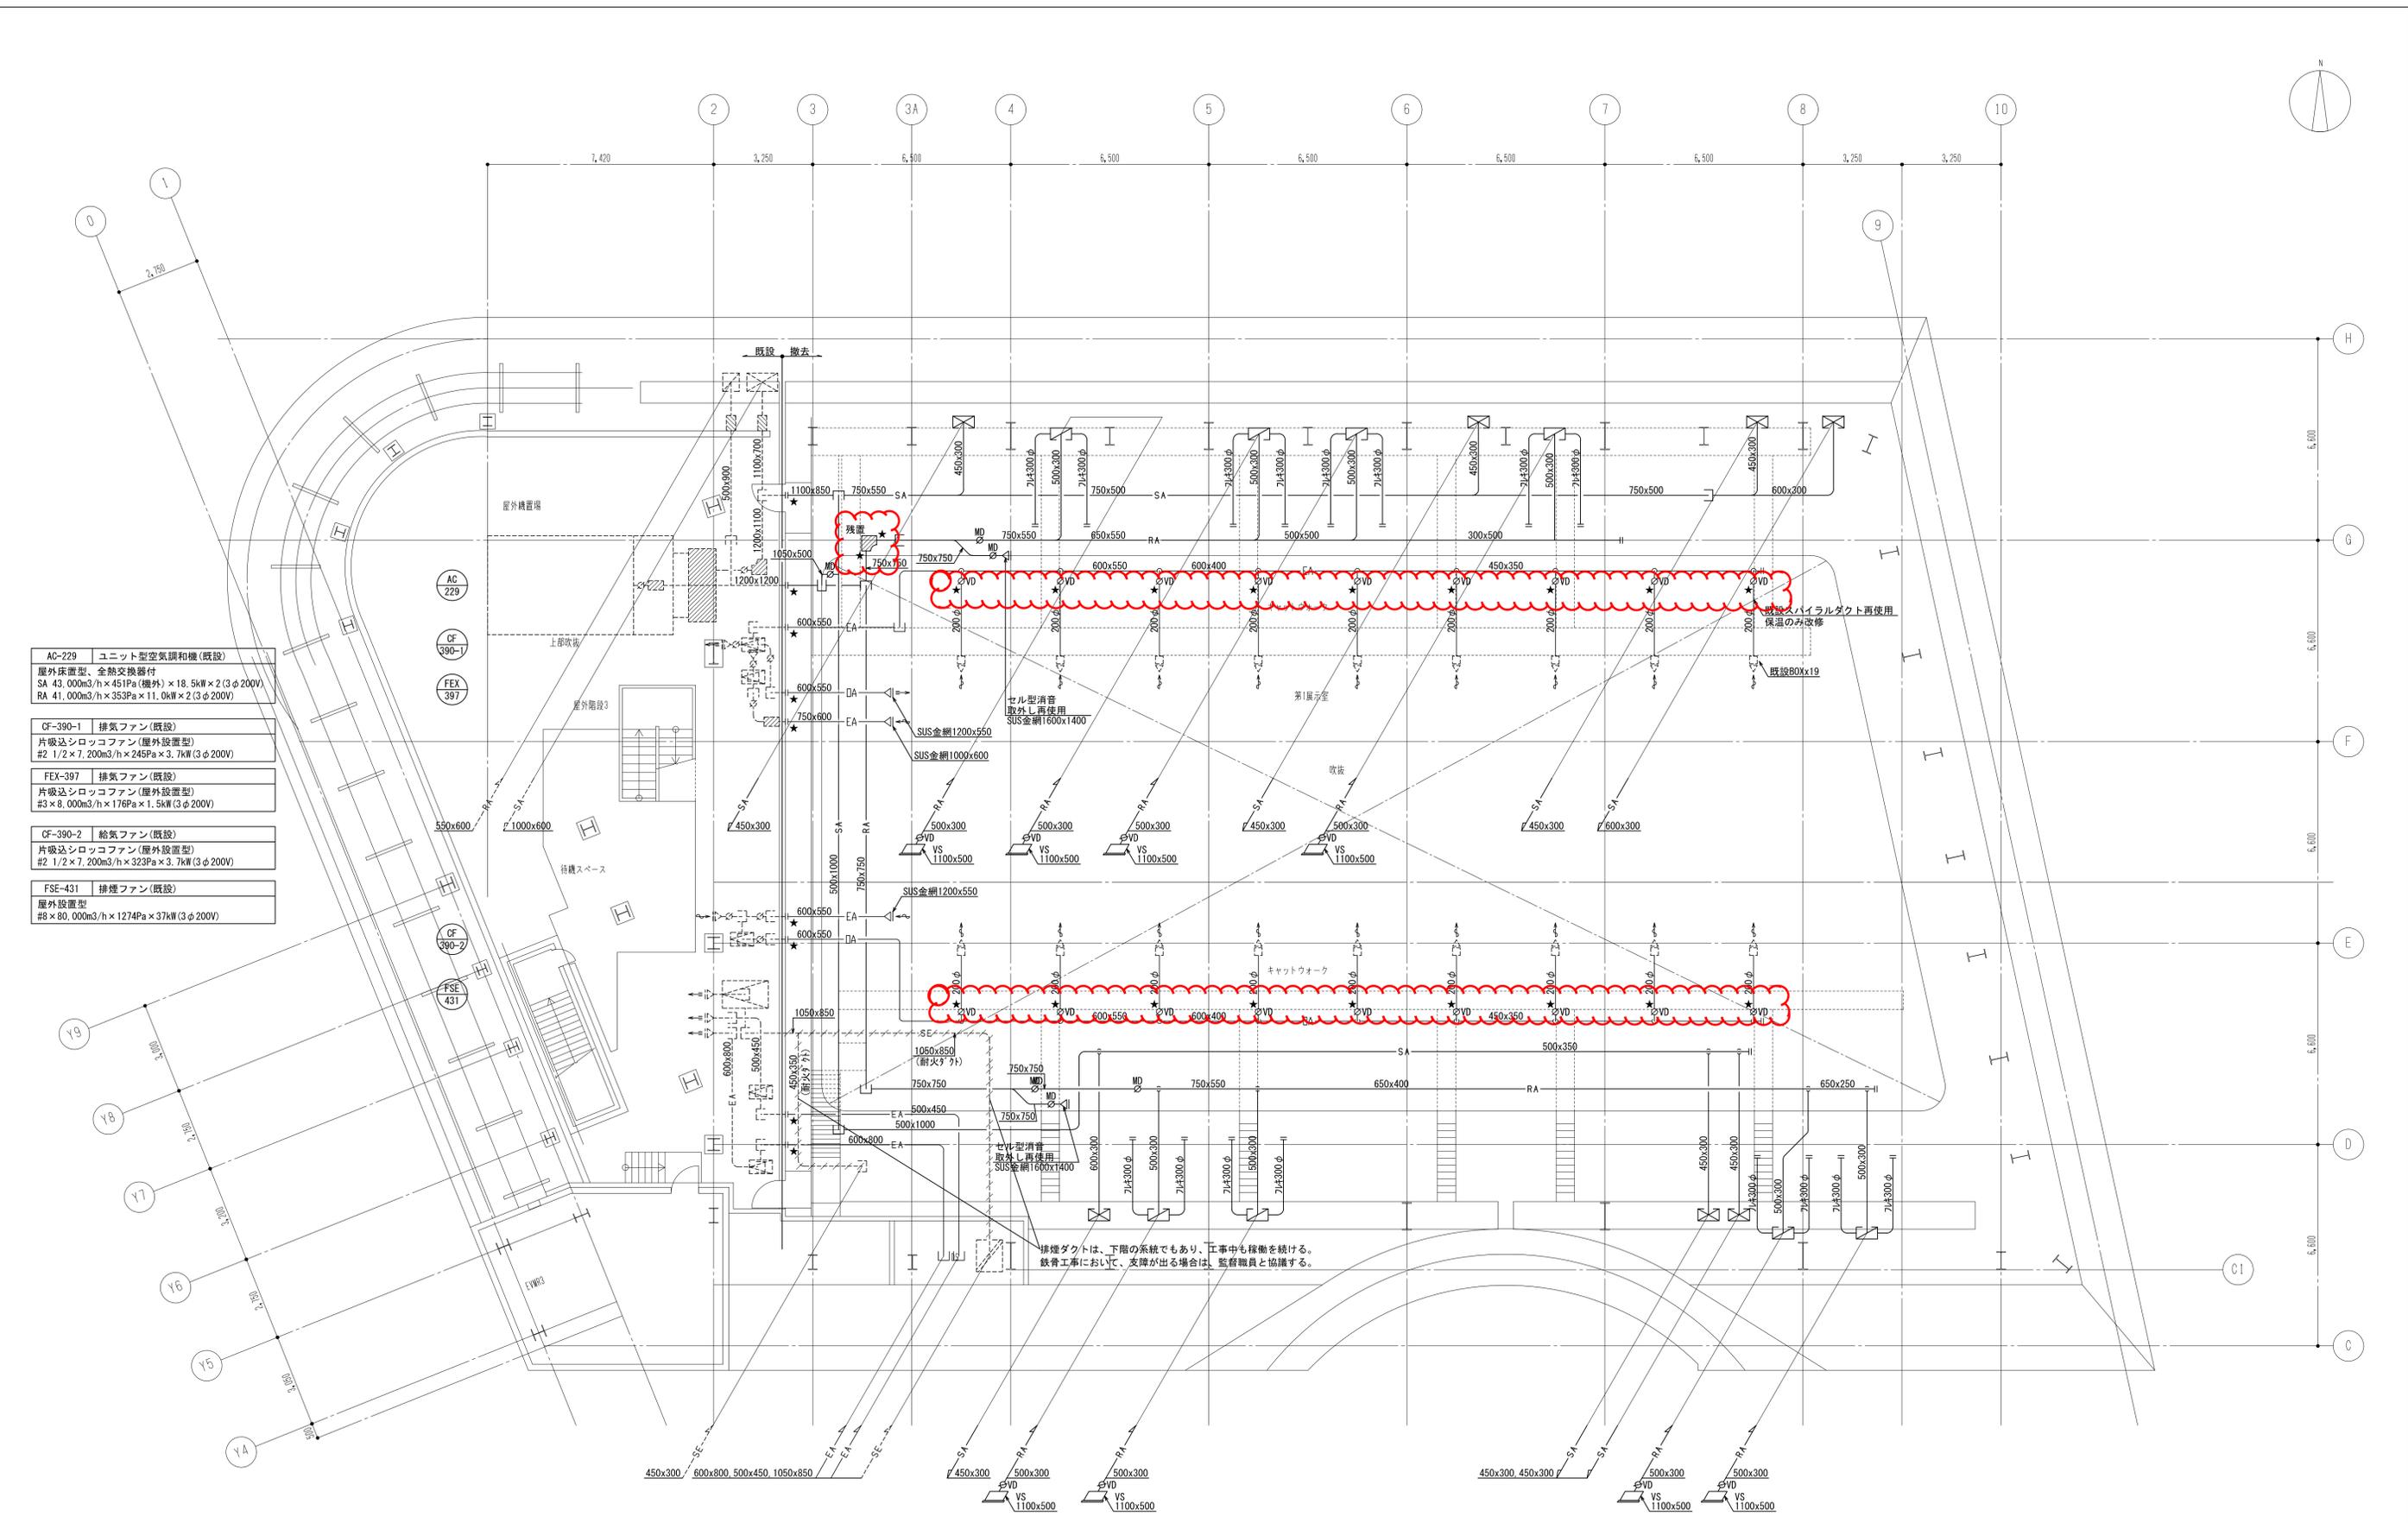

P1階平面図 S=1/100

【注記】  
 1) -----: 既設機器・器具及びダクトを示す。  
 2) ————: 撤去機器・器具及びダクトを示す。  
 3) ★: 既設ダクト切断箇所を示す。

工事名称	大阪市立住まい情報センター天井改修その他機械設備工事	令和3年度
図面名称	天井改修 空調設備 P1階平面図(ダクト)(撤去)	図面サイズ: A1
縮尺	1:100	図面番号 No. 12 (43枚の内)
大阪市都市整備局 企画部公共建築課(設備グループ)		株式会社 東畑建築事務所

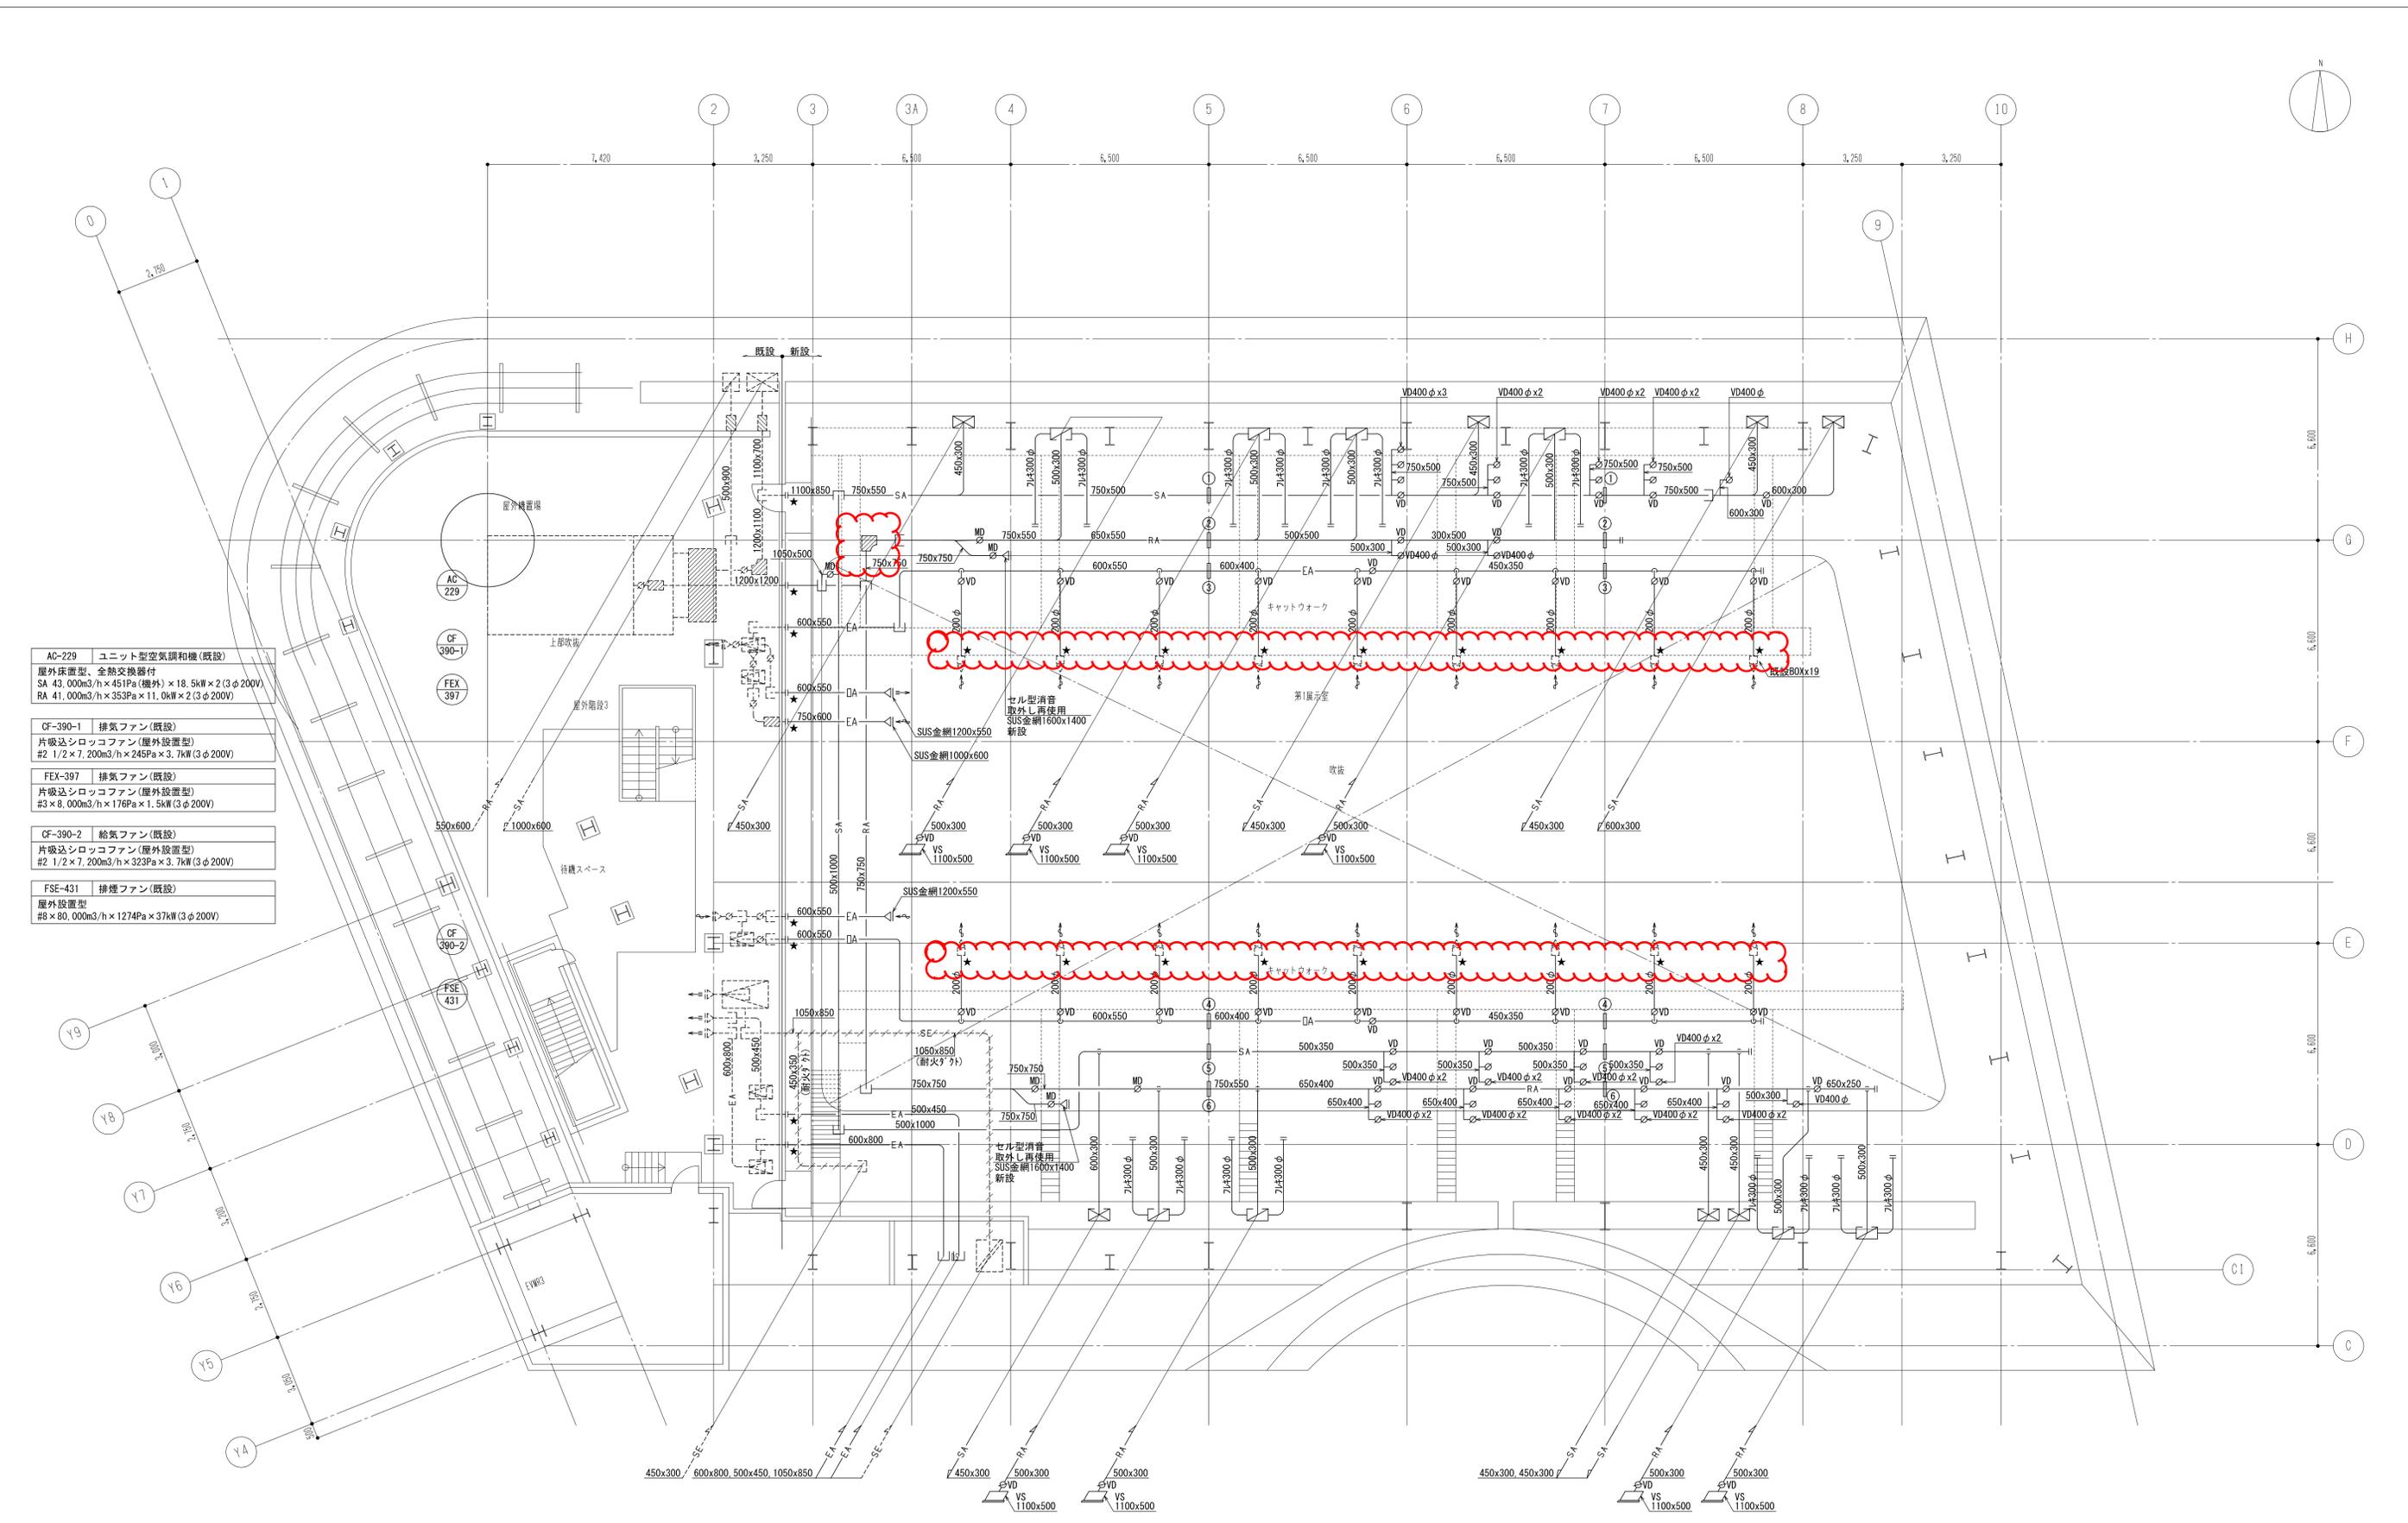


AC-229	ユニット型空調機 (既設)
屋外床置き型、全熱交換器付 SA 43.000m <sup>3</sup> /h×451Pa (機外) × 18.5kW × 2 (3φ200V) RA 41.000m <sup>3</sup> /h×353Pa × 11.0kW × 2 (3φ200V)	
CF-390-1	排気ファン (既設)
片吸込シロッコファン (屋外設置型) #2 1/2 × 7.200m <sup>3</sup> /h × 245Pa × 3.7kW (3φ200V)	
FEX-397	排気ファン (既設)
片吸込シロッコファン (屋外設置型) #3 × 8.000m <sup>3</sup> /h × 176Pa × 1.5kW (3φ200V)	
CF-390-2	給気ファン (既設)
片吸込シロッコファン (屋外設置型) #2 1/2 × 7.200m <sup>3</sup> /h × 323Pa × 3.7kW (3φ200V)	
FSE-431	排煙ファン (既設)
屋外設置型 #8 × 80.000m <sup>3</sup> /h × 1274Pa × 37kW (3φ200V)	

P1階平面図 S=1/100

<注記>  
 1) ----- : 既設機器・器具及びダクトを示す。  
 2) ----- : 撤去機器・器具及びダクトを示す。  
 : 針袋の配管配線は存置し再利用、再結線する。  
 3) ★ : 既設ダクト切断箇所を示す。

工事名称	大阪市立住まい情報センター天井改修その他機械設備工事	令和3年度
図面名称	天井改修 空調設備 P1階平面図(ダクト)(改修)	図面サイズ: A1
縮尺	1:100	図面番号 No. 13 (43枚の内)
大阪市都市整備局 企画部公共建築課(設備グループ)		株式会社 東畑建築事務所

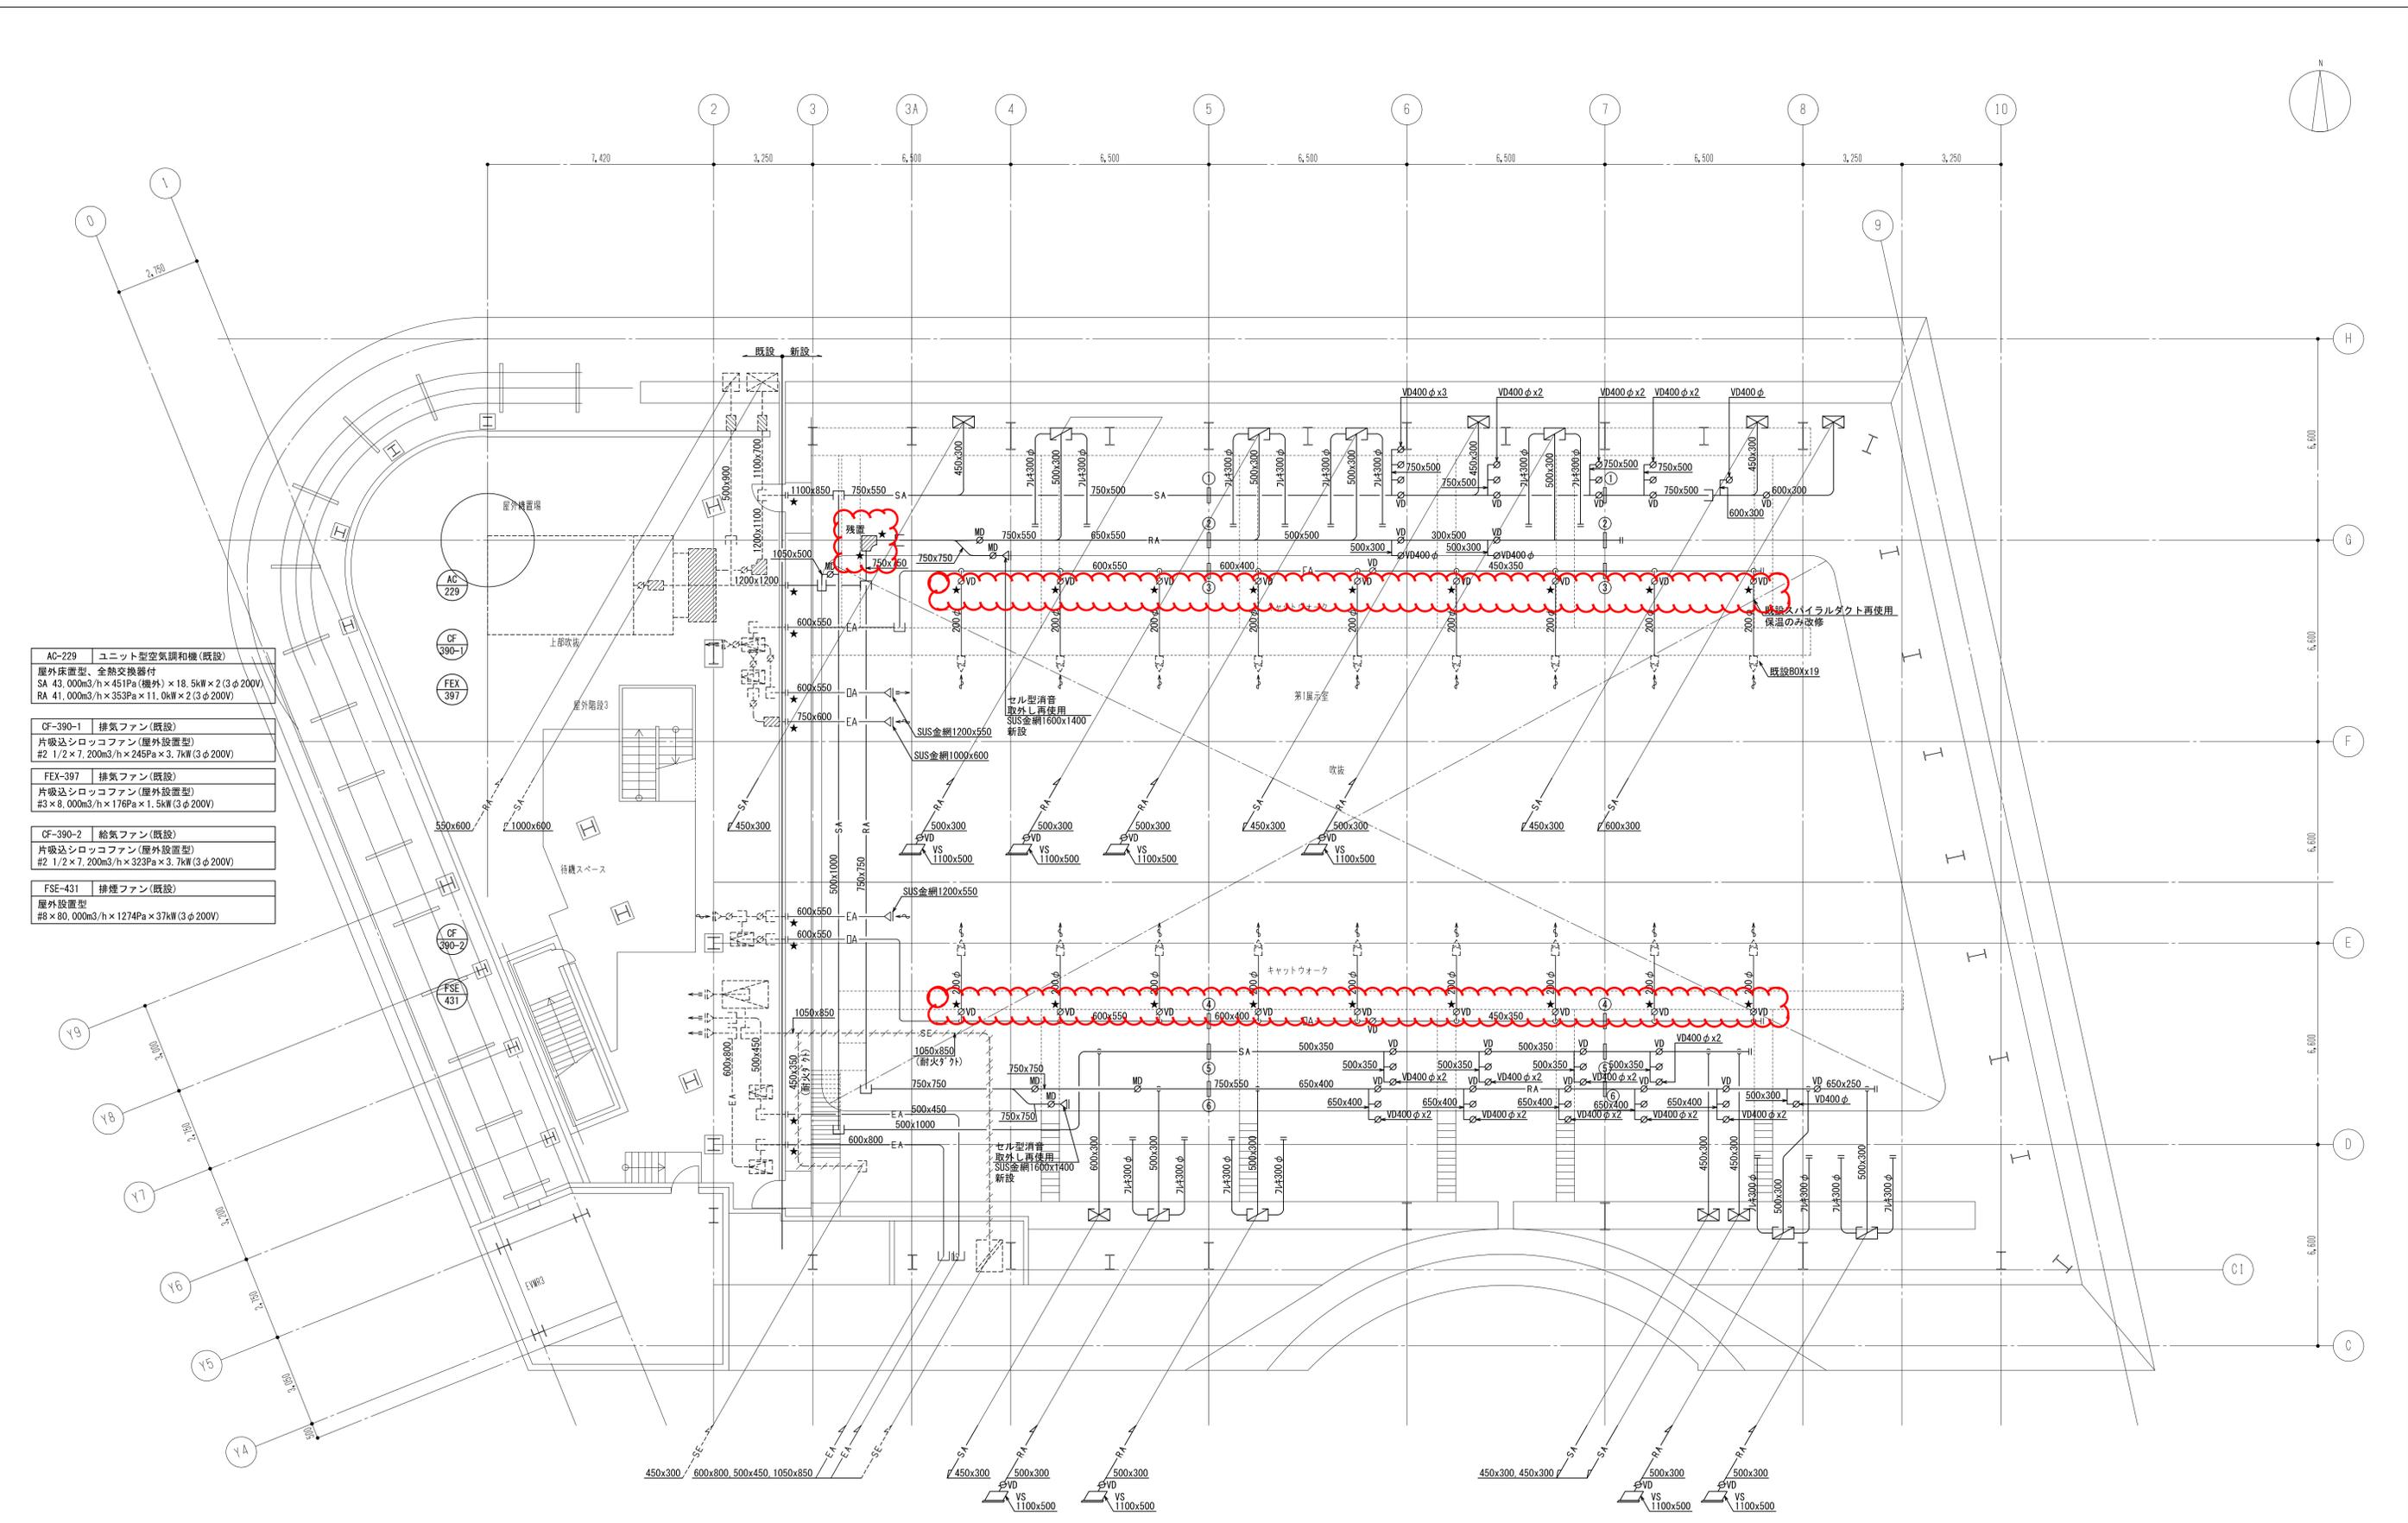

AC-229	ユニット型空調機(既設)
屋外床置き型、全熱交換器付 SA 43,000m <sup>3</sup> /h×451Pa(機外)×18.5kW×2(3φ200V) RA 41,000m <sup>3</sup> /h×353Pa×11.0kW×2(3φ200V)	
CF-390-1	排気ファン(既設)
片吸込シロッコファン(屋外設置型) #2 1/2×7.200m <sup>3</sup> /h×245Pa×3.7kW(3φ200V)	
FEX-397	排気ファン(既設)
片吸込シロッコファン(屋外設置型) #3×8,000m <sup>3</sup> /h×176Pa×1.5kW(3φ200V)	
CF-390-2	給気ファン(既設)
片吸込シロッコファン(屋外設置型) #2 1/2×7.200m <sup>3</sup> /h×323Pa×3.7kW(3φ200V)	
FSE-431	排煙ファン(既設)
屋外設置型 #8×80,000m <sup>3</sup> /h×1274Pa×37kW(3φ200V)	

P1階平面図 S=1/100

【注記】  
 1) ー：既設機器・器具及びダクトを示す。  
 2) ー：撤去機器・器具及びダクトを示す。  
 3) ★：既設ダクト切断箇所を示す。

工事名称	大阪市立住まい情報センター天井改修その他機械設備工事	令和3年度
図面名称	天井改修 空調設備 P1階平面図(ダクト)(改修)	図面サイズ: A1
縮尺	1:100	図面番号 No. 13 (43枚の内)
大阪市都市整備局 企画部公共建築課(設備グループ)		株式会社 東畑建築事務所