


令和6年10月11日公告

こども文化センター舞台音響設備改修工事

○設計図面に修正がありました。下記正誤表をご確認ください。

修正箇所	誤	正
設計図面 No.12図	別紙（1）のとおり	別紙（2）のとおり

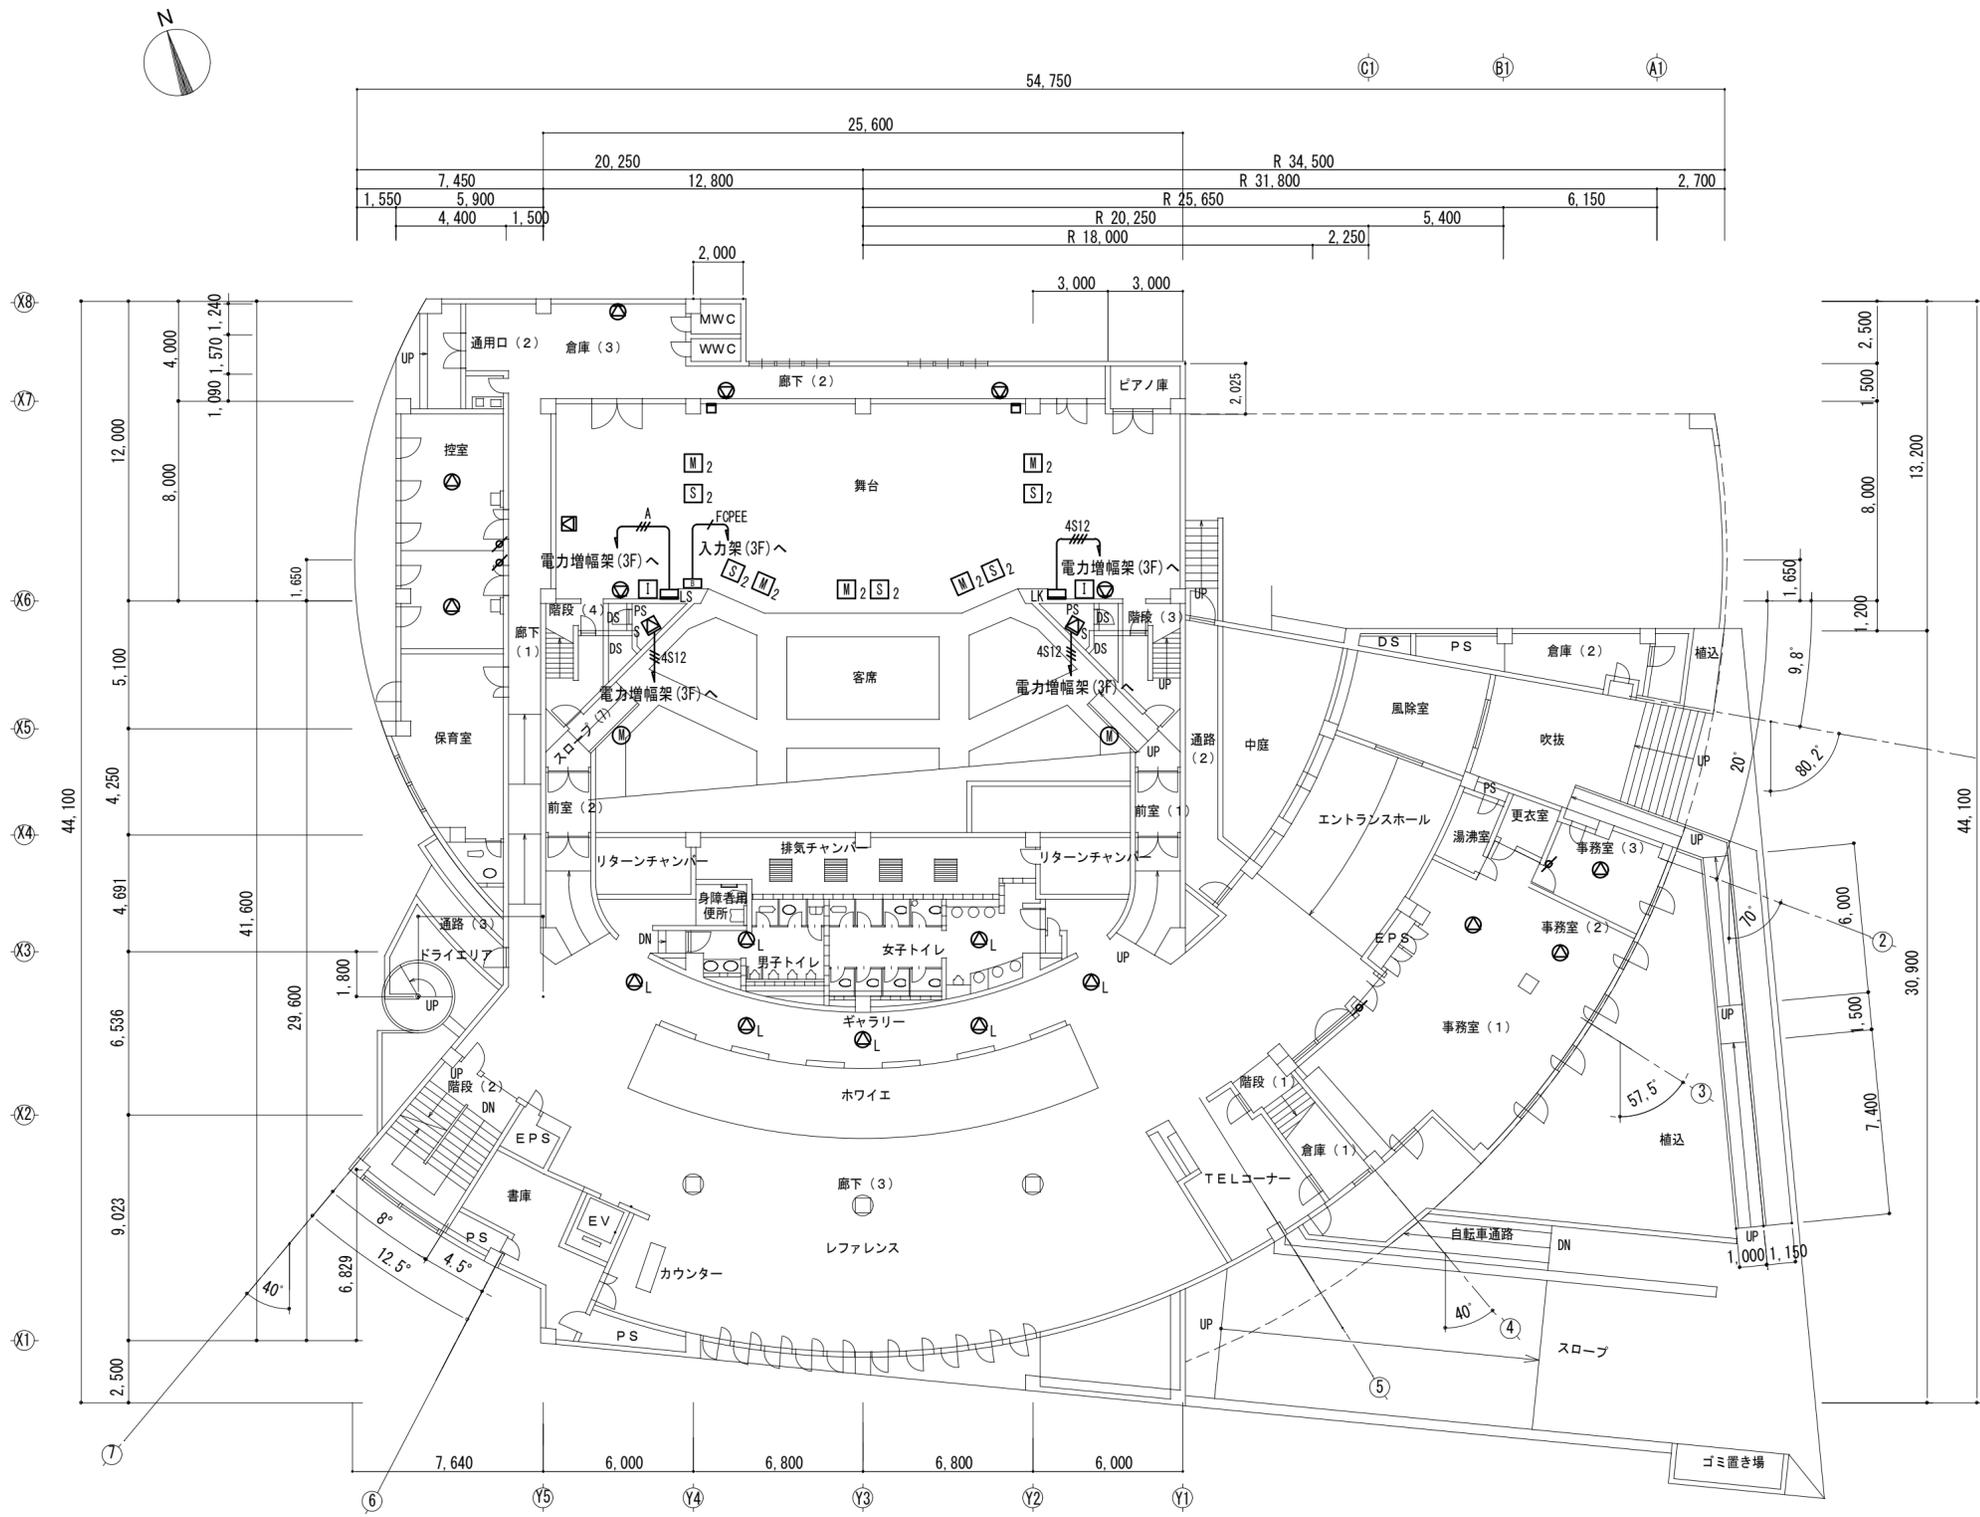

凡 例

記号	名称	適用	備考
☒P	プロセリアムスピーカー		姿図参照
☒S	サイドコラムスピーカー		姿図参照
☒K	固定はね返りスピーカー		姿図参照
☒B	ボックス型スピーカー	親子席	姿図参照
⊙	天井埋込スピーカー		姿図参照
⊙L	天井埋込スピーカー	ロビー用	姿図参照
⊙	壁掛型スピーカー(ATT付)		姿図参照
⊙	スピーカーアッテネーター		姿図参照
☒	モニタースピーカー	舞台袖、ピンスポット室	姿図参照
☒M	モニタースピーカー	音響調整室	姿図参照
☒M <sub>2</sub>	舞台床コネクターボックス	マイク用	姿図参照
☒S <sub>2</sub>	舞台床コネクターボックス	スピーカー用	姿図参照
⊙	インカムコンセント		姿図参照
⊙	リモートステーション	2ch	姿図参照
⊙	マイクコネクタープレート		姿図参照
⊙ <sub>2</sub>	マイクコネクタープレート	2ヶ用	姿図参照
⊙ <sub>4</sub>	マイクコネクタープレート	4ヶ用	姿図参照
⊙	エアモニターマイク設備		姿図参照
☒	入出力架		姿図参照
☒A	電力増幅架		姿図参照
☒	コネクター盤	舞台奥(下手、上手)	姿図参照
☒L	コンセント盤	舞台袖(S:下手、K:上手)	姿図参照
☒	コネクター盤	客席	姿図参照
☒	開演プザースイッチパネル		姿図参照
⊙	ワイヤレスアンテナ		姿図参照


注記. 特記なき配管配線は下記とする。

記号	配線	配管
—A—	EM-STPO. 4-4P CAT6×3	(PF22)
—4S12F—	4S12F-EM×4	(E51)
—4S12—	4S12F-EM×2	(E39)
—4S12—	4S12F-EM×3	(E51)
—4S12—	4S12F-EM×4	(E51)
—FCPEE—	EM-FCPEE0. 9-10P	(PF28)
—5C-FB—	EM-5C-FB	(PF16)

- 注1. 太線で示す機器・配線は工事対象を示し、細線で示す機器・配線は既設を示す。
- 注2. 図中に記載の無い配線については、既設を再使用とし、新設器具等に接続する。
- 注3. 図中(( ))で示す配管は既設配管を示す。
- 注4. ホワイエ吹き抜けの作業を行う際は移動式足場を使用すること。

1階平面図 1:200

工事名称	子ども文化センター舞台音響設備改修工事	令和 5 年度
図面名称	1階平面図	図面サイズ: A2
縮 尺	1:200	図面番号 No. 12 ( 16 枚の内 )
大阪市都市整備局 企画部施設整備課	設計事務所 (一社)大阪府建築設計協会 (株)浅野建築設計事務所 共同企業体	

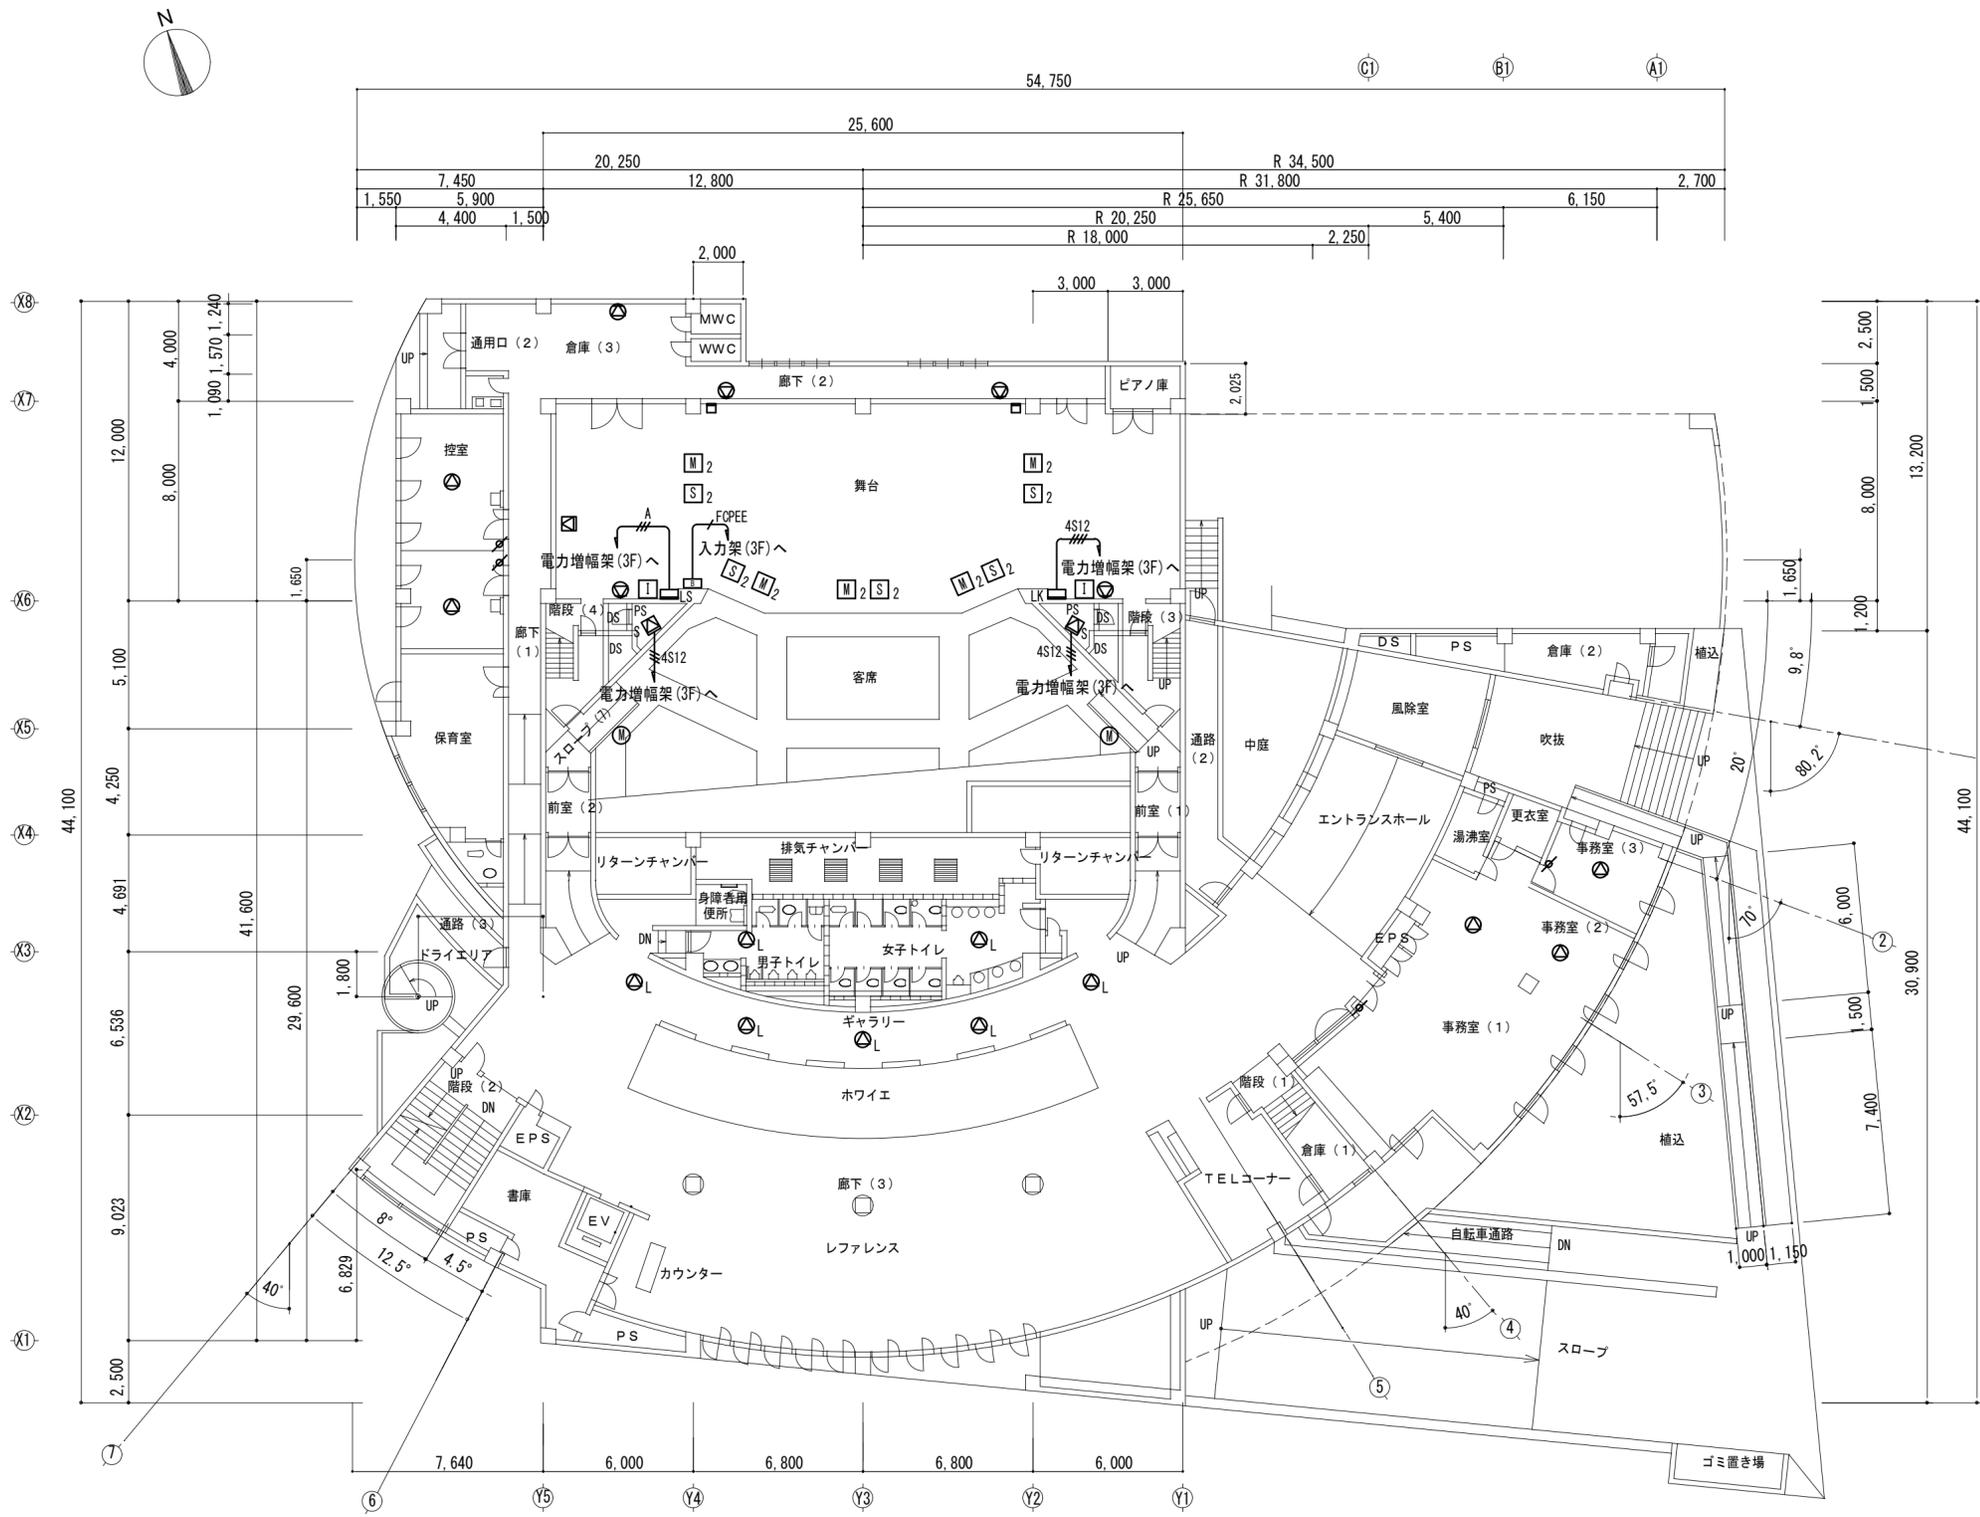

凡例

記号	名称	適用	備考
☒P	プロセリアムスピーカー		姿図参照
☒S	サイドコラムスピーカー		姿図参照
☒K	固定はね返りスピーカー		姿図参照
☒B	ボックス型スピーカー	親子席	姿図参照
⊙	天井埋込スピーカー		姿図参照
⊙L	天井埋込スピーカー	ロビー用	姿図参照
⊙	壁掛型スピーカー(ATT付)		姿図参照
⊙	スピーカーアッテネーター		姿図参照
☒	モニタースピーカー	舞台袖、ピンスポット室	姿図参照
☒M	モニタースピーカー	音響調整室	姿図参照
☒M <sub>2</sub>	舞台床コネクターボックス	マイク用	姿図参照
☒S <sub>2</sub>	舞台床コネクターボックス	スピーカー用	姿図参照
⊙	インカムコンセント		姿図参照
⊙	リモートステーション	2ch	姿図参照
⊙	マイクコネクタープレート		姿図参照
⊙ <sub>2</sub>	マイクコネクタープレート	2ヶ用	姿図参照
⊙ <sub>4</sub>	マイクコネクタープレート	4ヶ用	姿図参照
⊙	エアモニターマイク設備		姿図参照
☒	入出力架		姿図参照
☒A	電力増幅架		姿図参照
☒	コネクター盤	舞台奥(下手、上手)	姿図参照
☒L	コンセント盤	舞台袖(S:下手、K:上手)	姿図参照
☒	コネクター盤	客席	姿図参照
☒	開演プザースイッチパネル		姿図参照
⊙	ワイヤレスアンテナ		姿図参照

注記. 特記なき配管配線は下記とする。

記号	配線	配管
—A—	EM-STPO. 4-4P CAT6×3	(PF22)
—4S12F—	4S12F-EM×4	(E51)
—4S12—	4S12F-EM×2	(E39)
—4S12—	4S12F-EM×3	(E51)
—4S12—	4S12F-EM×4	(E51)
—FCPEE—	EM-FCPEE0. 9-10P	(PF28)
—5C-FB—	EM-5C-FB	(PF16)

- 注1. 太線で示す機器・配線は工事対象を示し、細線で示す機器・配線は既設を示す。  
 注2. 図中に記載の無い配線については、既設を再使用とし、新設器具等に接続する。  
 注3. 図中(( ))で示す配管は既設配管を示す。  
 注4. 足場作業については次のとおりとする。
- ・ホワイエ吹き抜け部作業：移動式足場(4段)
  - ・舞台部作業：単管足場(W300.D100.H13,000)×2カ所
  - ・客席部作業：単管足場(W200.D100.H9,000)×2カ所

1階平面図 1:200

工事名称	子ども文化センター舞台音響設備改修工事	令和 5 年度
図面名称	1階平面図	図面サイズ: A2
縮尺	1:200	図面番号 No. 12 ( 16 枚の内 )
大阪市都市整備局 企画部施設整備課	設計事務所 (一社)大阪府建築設計協会 株式会社浅野建築設計事務所 共同企業体	